


D-D 配筋詳細図 S=1/50

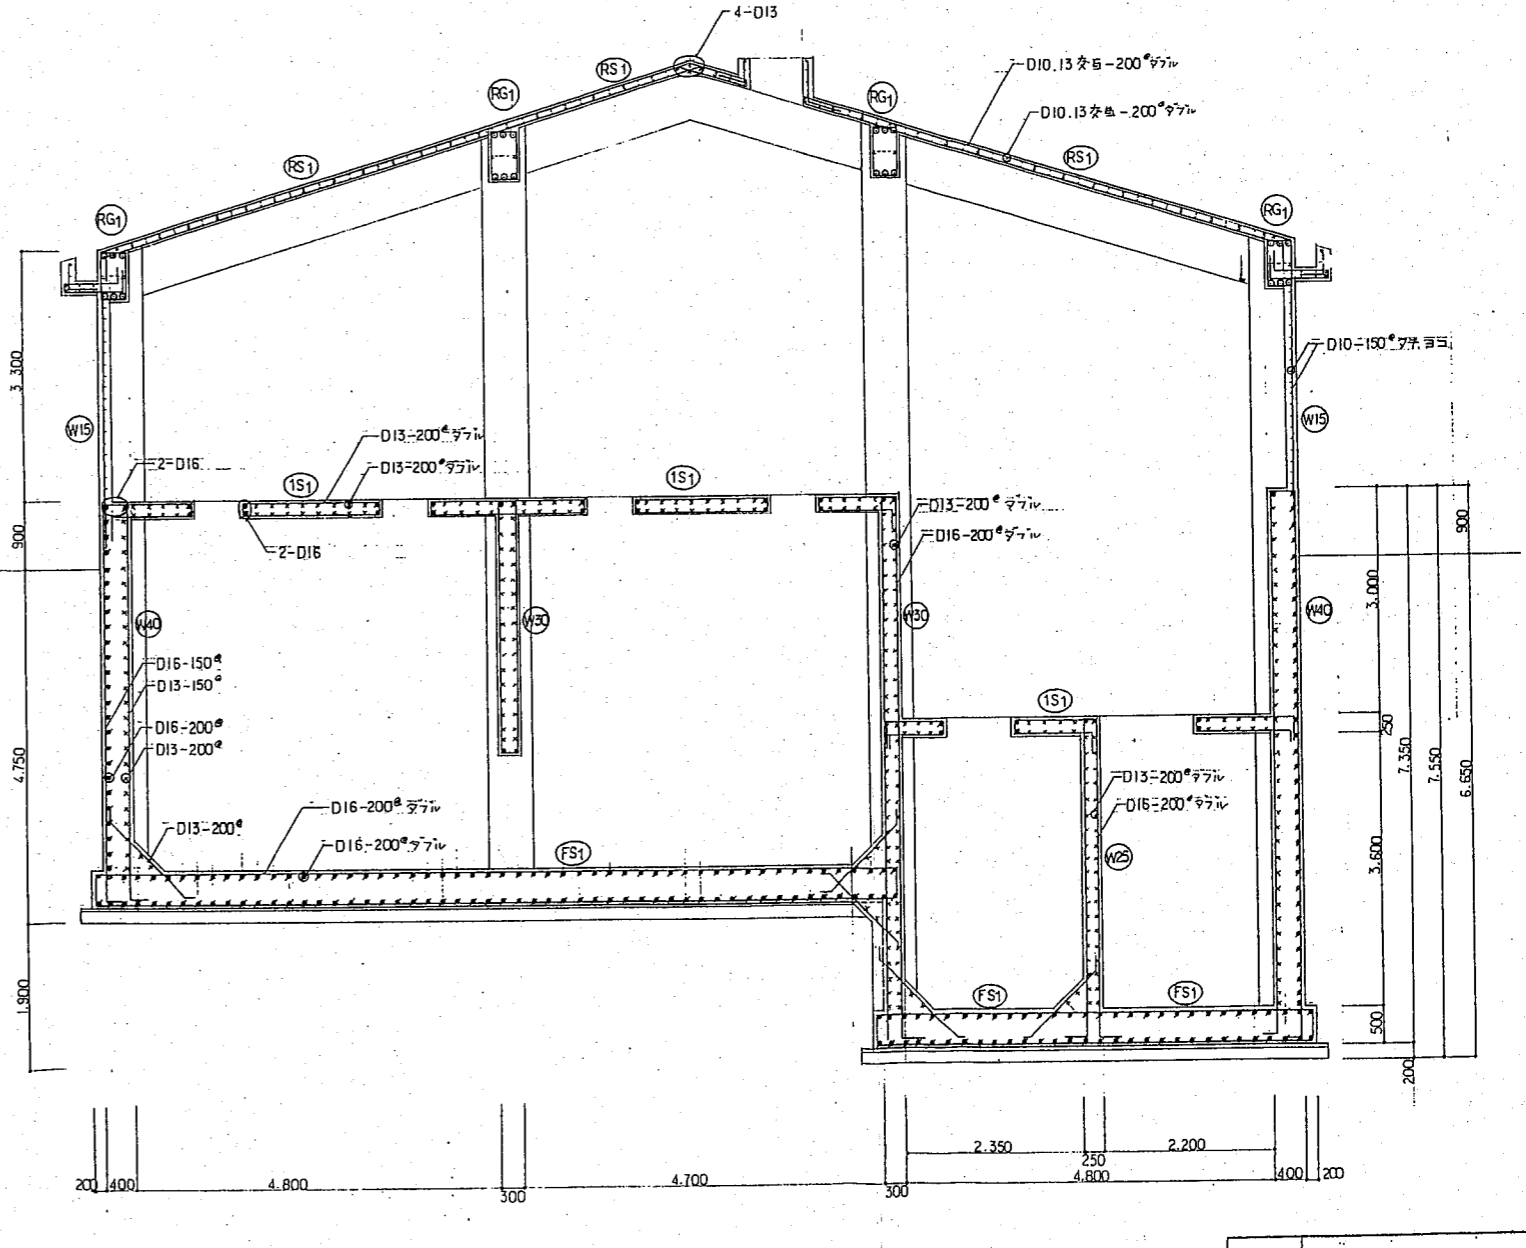

E-E 配筋詳細図 S=1/50

事業名	高岡山土地地区画整理事業
工事名	合併浄化施設建設工事
工事場所	鈴鹿市高岡町
名称	(土木・建築工事) 処理施設 配筋図 (その2)
縮尺	1/50
設計年月	平成 年月
工種	図面番号 13 /