 





盤名称	回路	(M)開閉器	(B)開閉器			電圧	負荷名称(VA)				その他				備考			
			回路番号	2P	1P		ELB	照明	コンセン	R-RV	R-TR	MGS	R-RV	R-TR		MGS		
31-5	L 14.2 KVA	3P 225/1F12A	1	○		100V	900											
			2	○		1000												
			3	○			900											
			4	○			400											
			5	○			850											
			6	○			300											
			7	○			1300											
			8	○			1500											
			9	○			ヨビ											
			10	○														
			11	○														
			12	○														
			13	○														
			14	○														
			15	○														
			16	○														
			17	○														
			18	○														
L-G 06 KVA	3P 50/30A x2	3P 50/20A	1	○		100V	640											
			2	○														
			3	○														
			4	○														
B 408 KVA	MGS 30A	3P 50/20A	1	○		100V	1800											
			2	○			960											
			3	○			1320											
			4	○			ヨビ											
1L-9	L-G 07 KVA	3P 50/20A	1	○														
			2	○		410												
			3	○		300												
			4	○		ヨビ												
L 066 KVA	3P 50/20A	3P 50/20A	1	○														
			2	○		410												
			3	○		200												
			4	○		150												

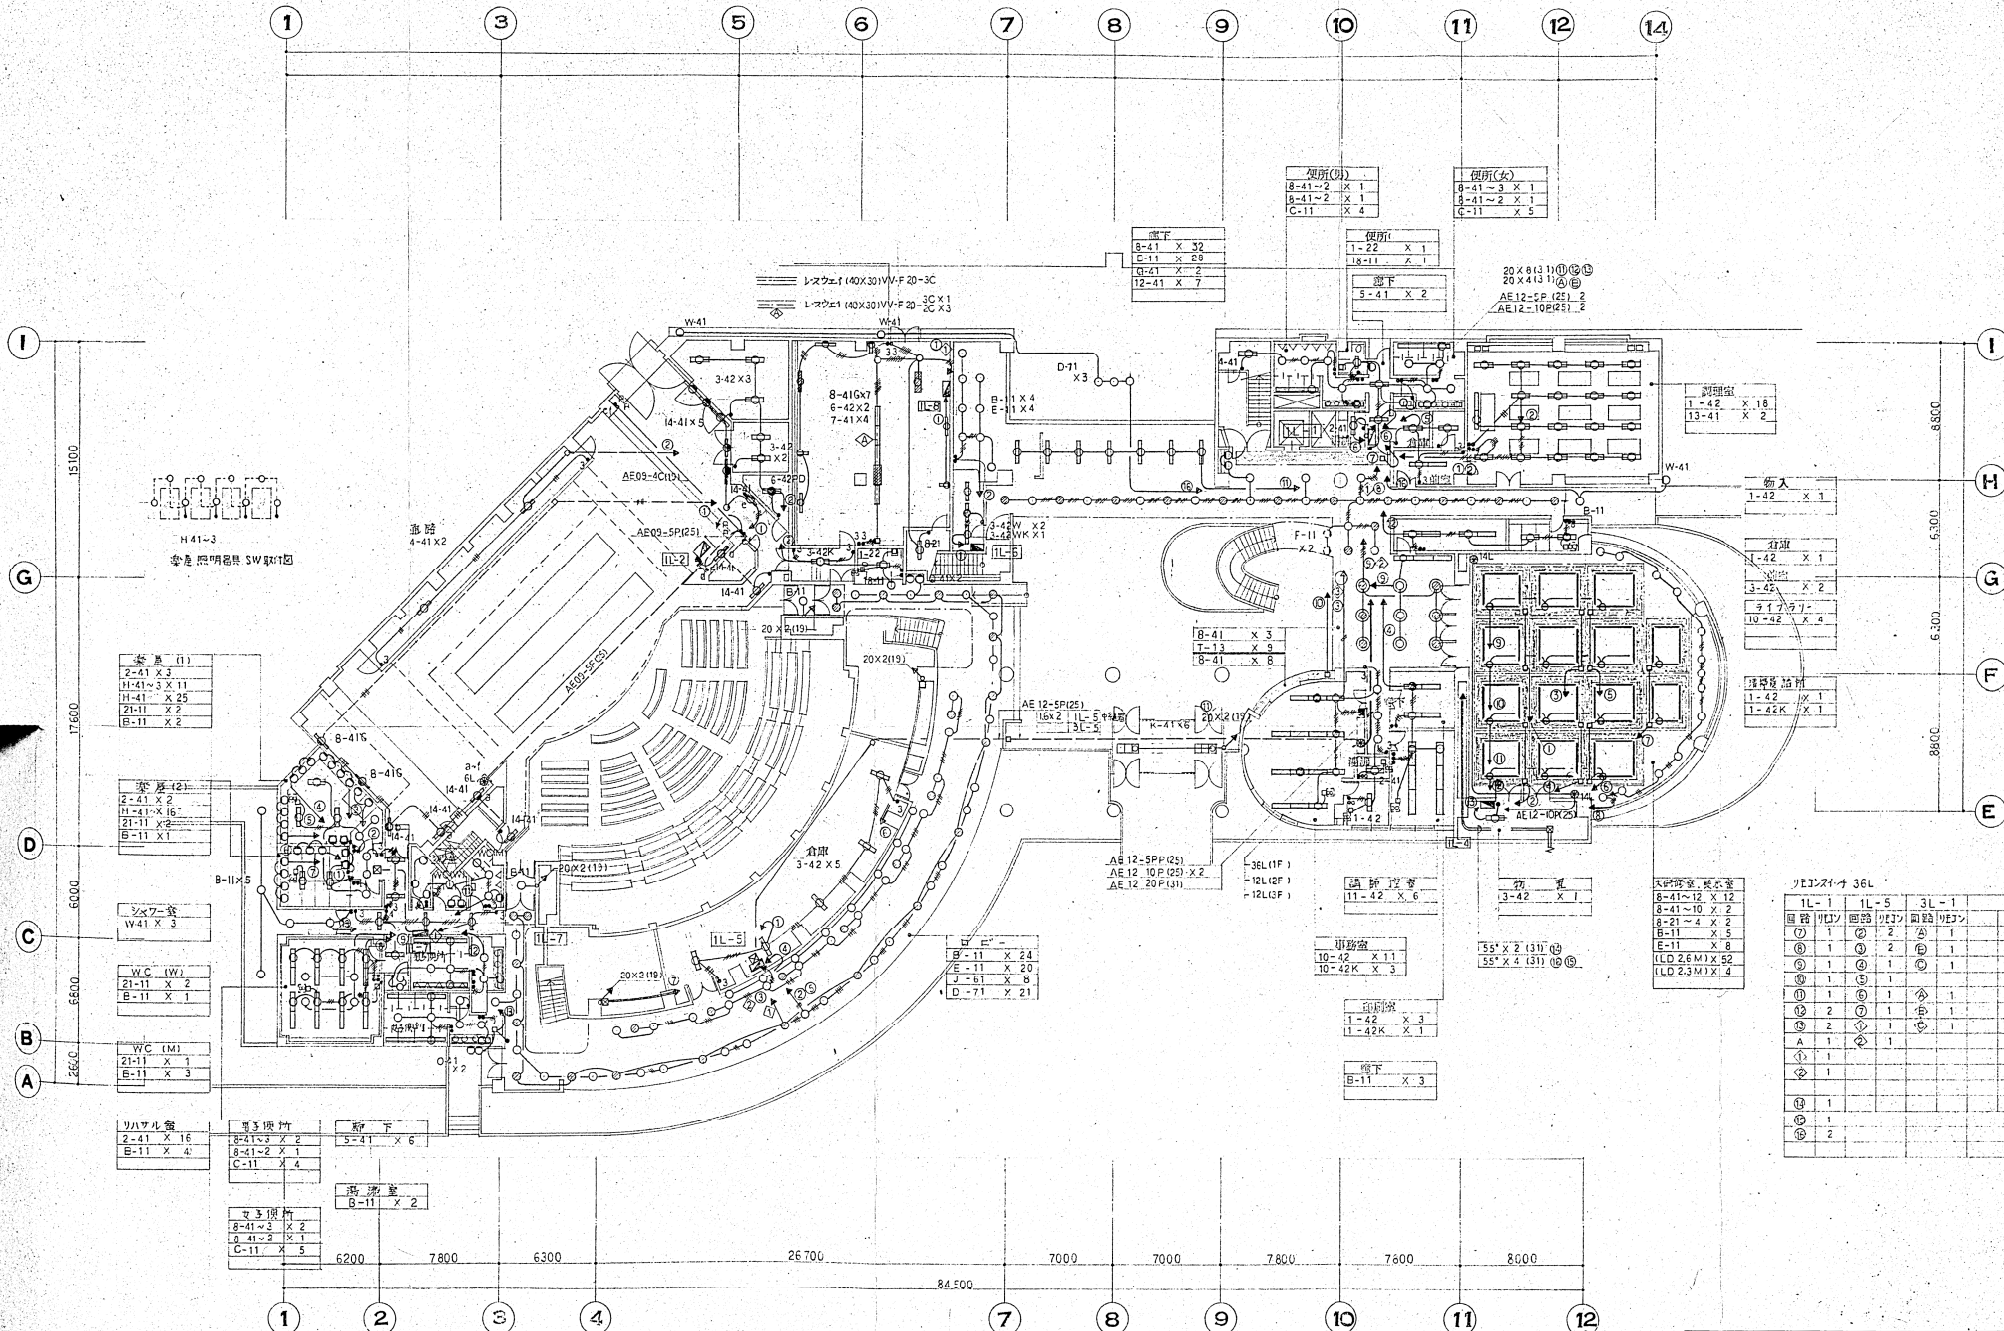

客席 (1)

2-41 X 3
11-41 X 3 X 11
11-41 X 25
21-11 X 2
B-11 X 2

客席 (2)

2-41 X 2
11-41 X 16
21-11 X 2
B-11 X 1

3/4ワ-3

W41 X 3
---------

W.C. (W)

21-11 X 2
B-11 X 1

W.C. (M)

21-11 X 1
B-11 X 3

リハビリ室

2-41 X 16
B-11 X 4

男子用竹

8-41 X 2
8-41 X 1
C-11 X 4

廊下

8-41 X 6
----------

女子用竹

8-41 X 2
8-41 X 1
C-11 X 5

高脚室

B-11 X 2
----------




エレベーター 36L

エレベーター	1L-1	1L-5	3L-1
1	1	2	1
2	1	2	1
3	1	1	1
4	1	1	1
5	1	1	1
6	1	1	1
7	1	1	1
8	1	1	1
9	1	1	1
10	1	1	1
11	1	1	1
12	1	1	1
A	1	1	1
B	1	1	1
C	1	1	1
D	1	1	1
E	1	1	1
F	1	1	1
G	1	1	1
H	1	1	1
I	1	1	1

鹿児島市文化会館建設工事  
 電気設備工事  
 照明設計  
 1階平面図  
 縮尺 1/200  
 昭和 61.4.1  
 番付 61033

設計監理  
 株式会社  
 東畑建築事務所  
 大阪 東京 名古屋 九州  
 K. YONATA & ASSOCIATES ARCHITECTS  
 一級建築士 No. 31527  
 電気設備設計士 No. 31527



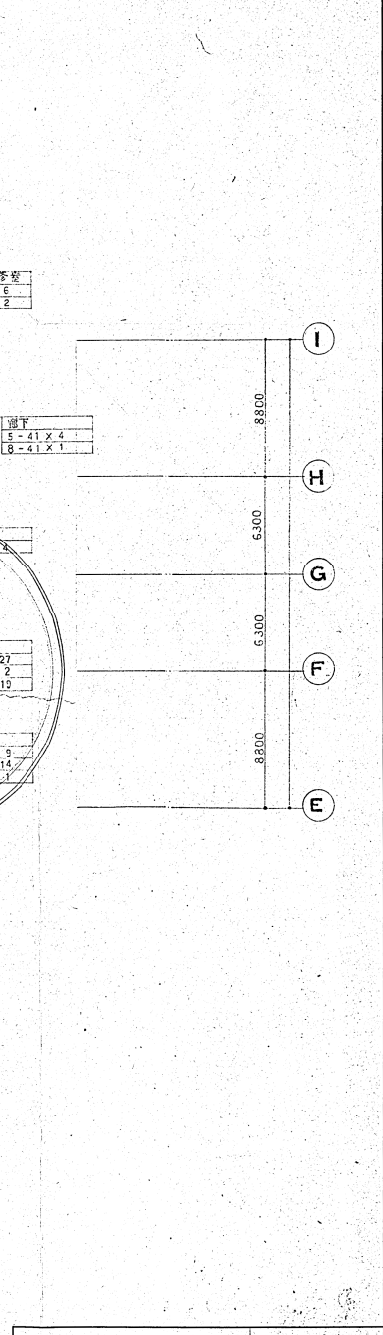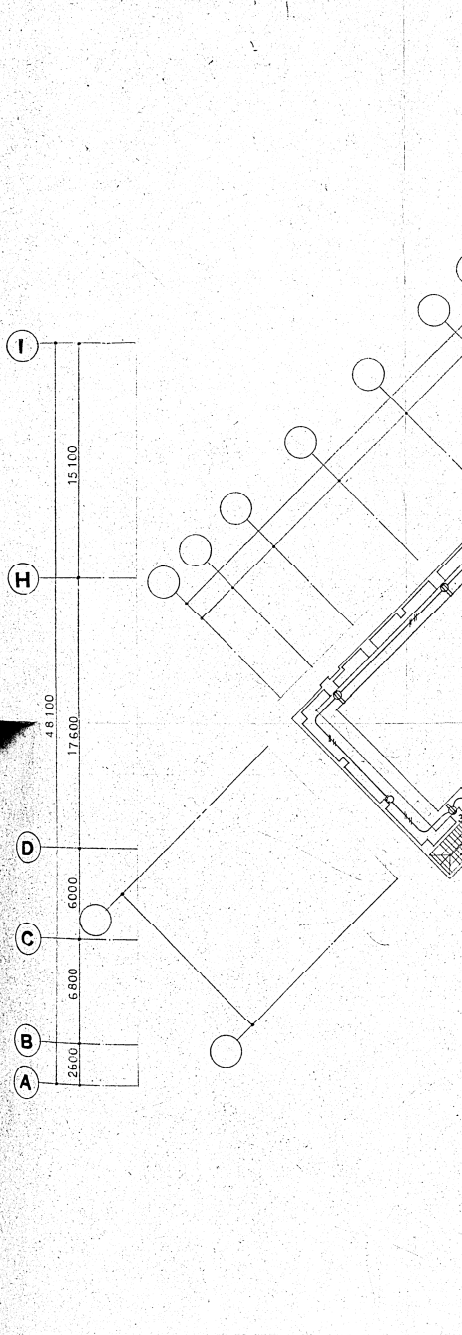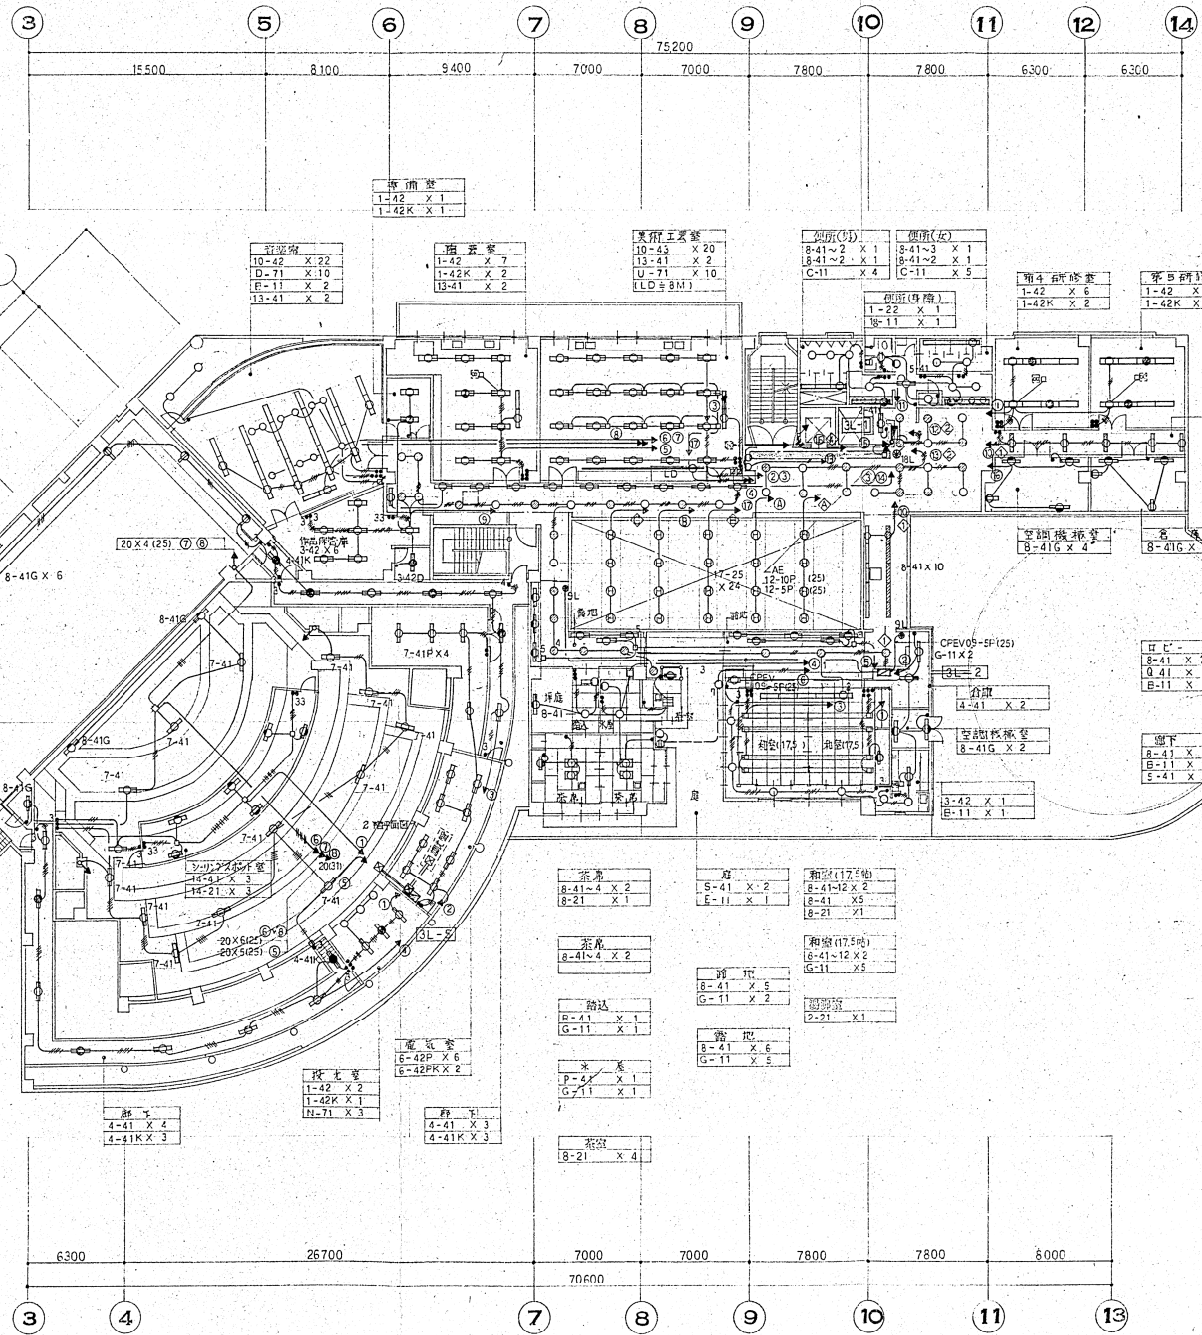

音響機
1-42 X 1
1-42K X 1

控室機
10-42 X 22
D-71 X 10
E-11 X 2
13-41 X 2

攝音機
1-42 X 7
1-42K X 2
13-41 X 2

美術工芸室
10-55 X 20
13-41 X 2
U-71 X 10
(LD&BM)

演習(男)
8-41-2 X 1
8-41-2 X 1
C-11 X 4

演習(女)
8-41-3 X 1
8-41-3 X 1
C-11 X 5

演習(待機)
1-22 X 1
8-11 X 1

第4音響機
1-42 X 6
1-42K X 2

第5音響機
1-42 X 6
1-42K X 2

空調機(第4)
8-41G X 4

空調機(第5)
8-41 X 27
Q-41 X 2
E-11 X 10

空調機(第6)
8-41 X 9
E-11 X 14
S-41 X 1

茶室
8-41-4 X 2
8-21 X 1

茶室
8-41-4 X 2

階段
B-41 X 1
G-11 X 1

トイレ
P-41 X 1
G-11 X 1

階段
8-21 X 4

階段
5-41 X 2
6-11 X 1

階段
8-41 X 5
G-11 X 2

階段
8-41 X 6
G-11 X 6

和室(17.5帖)
8-41-12 X 2
8-41 X 5
8-21 X 1

和室(17.5帖)
6-41-12 X 2
G-11 X 5

階段
2-21 X 1


電気室
13-42K X 6
6-42PK X 2

控室
11-42 X 2
1-42K X 1
N-71 X 3


控室
4-41 X 3
4-41K X 3

鈴鹿市文化会館建設工事  
 電気設備工事  
 3階平面図  
 30 / 61.4.1  
 61.033


設計 東洋建設  
 株式会社  
 東畑建築事務所  
 大塚 康次 名古屋 九州  
 K. TOMIYAMA & ASSOCIATES ARCHITECTS  
 一級建築士 尾崎 邦盛  
 監理 尾崎 邦盛

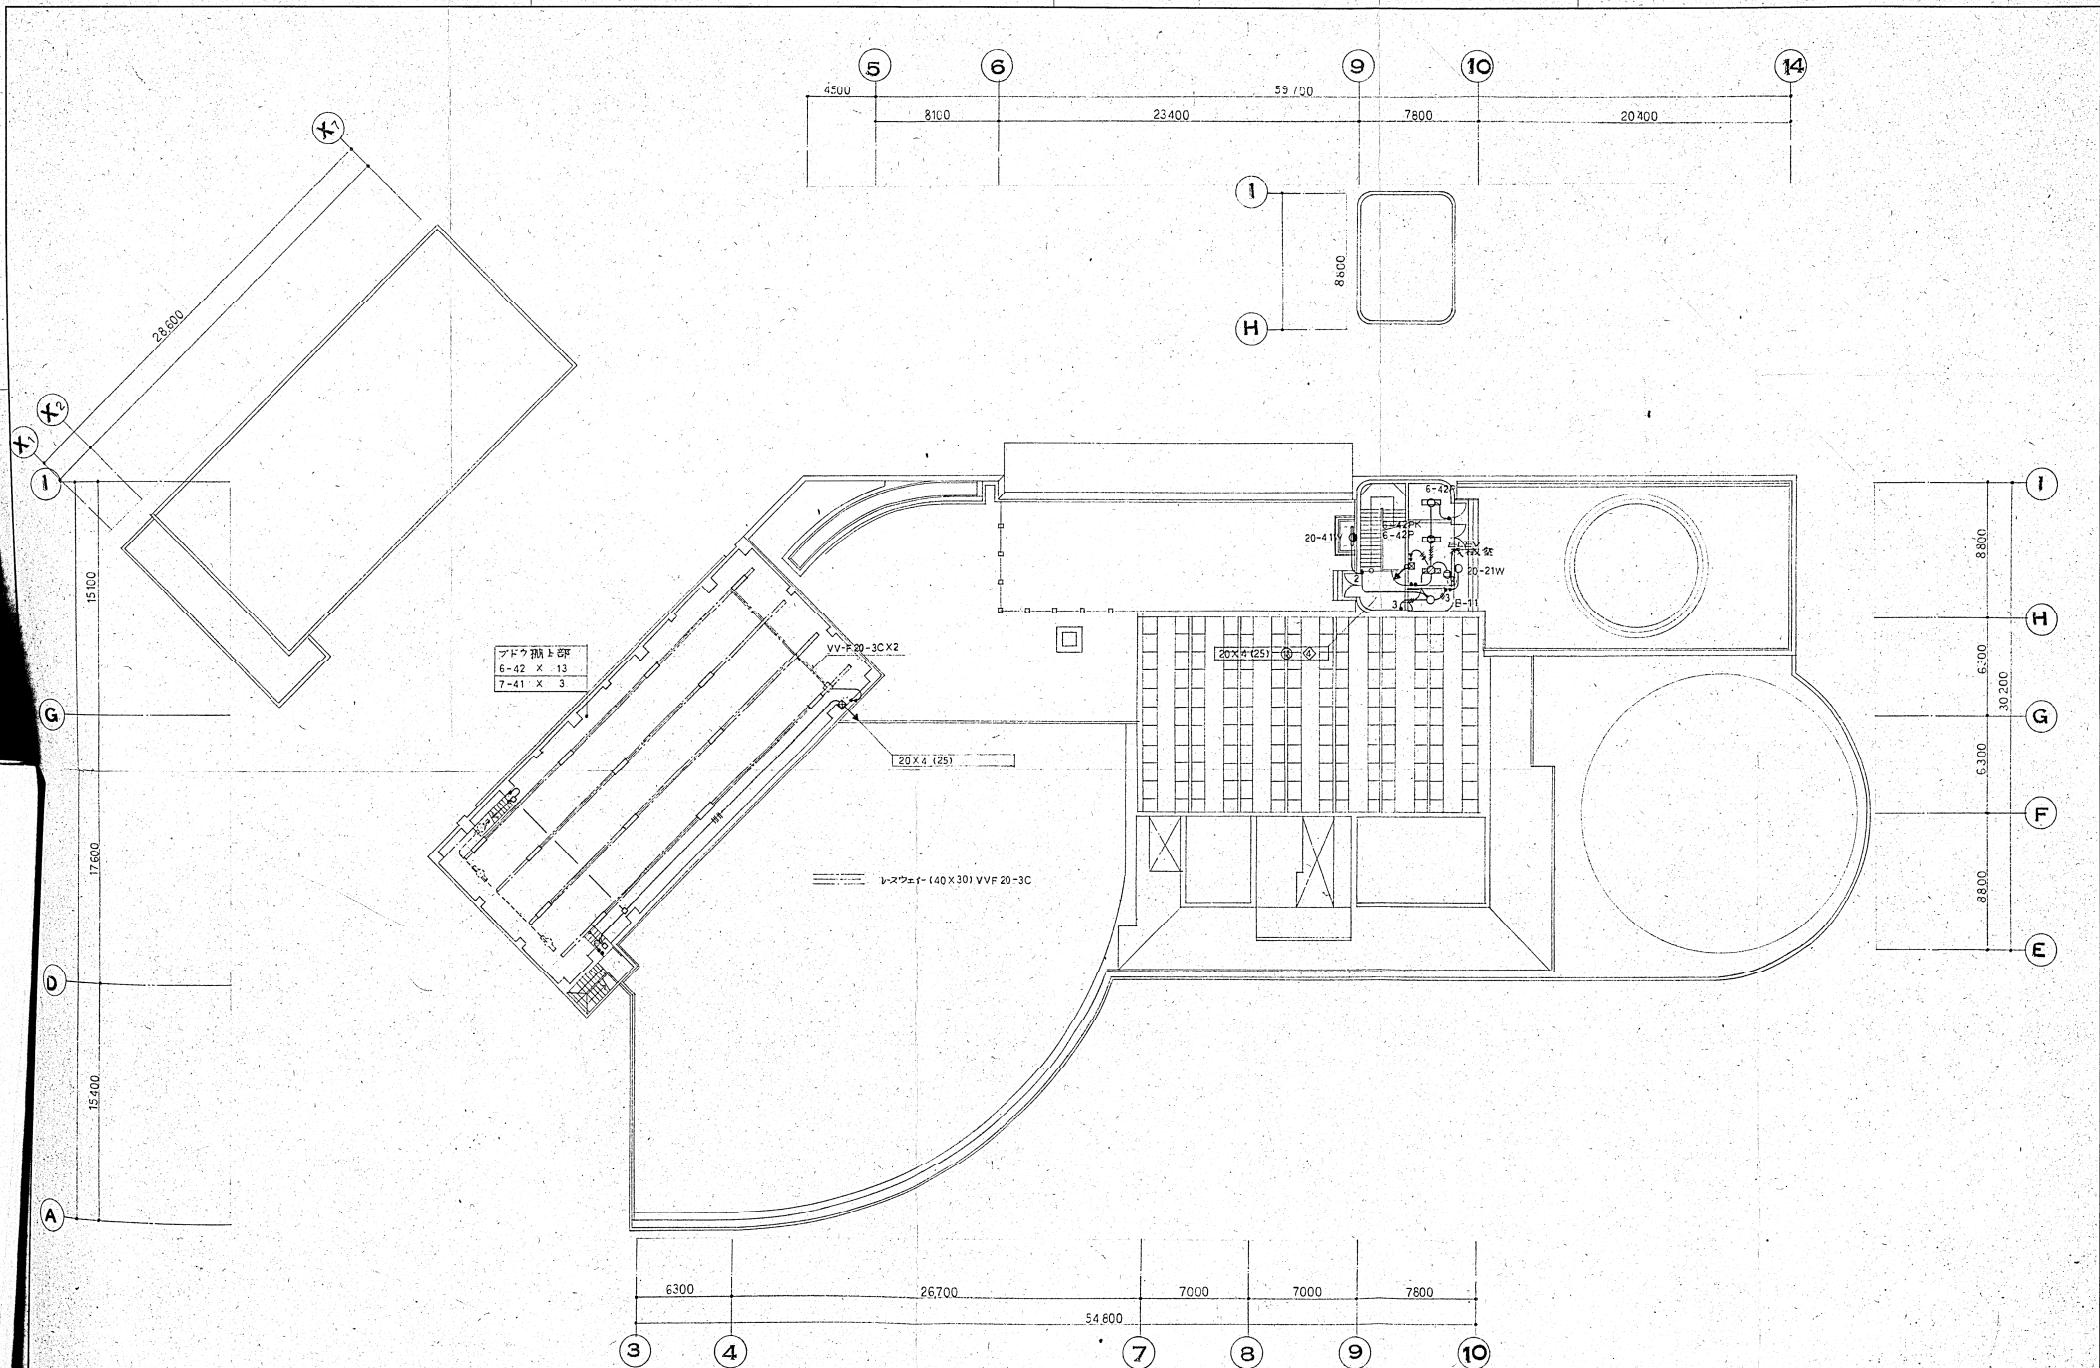

鹿児島市文化会館建設工事 電気設備工事 <small>設備図</small>		設計監理 株式会社 東畑建築事務所 大阪 京都 名古屋 九州 K. TOHATA & ASSOCIATES ARCHITECTS
2階平面図 縮尺 1/200		一級建築士 No. 31527 東畑 隆夫
31 /	昭和 61.11	事務所 61033

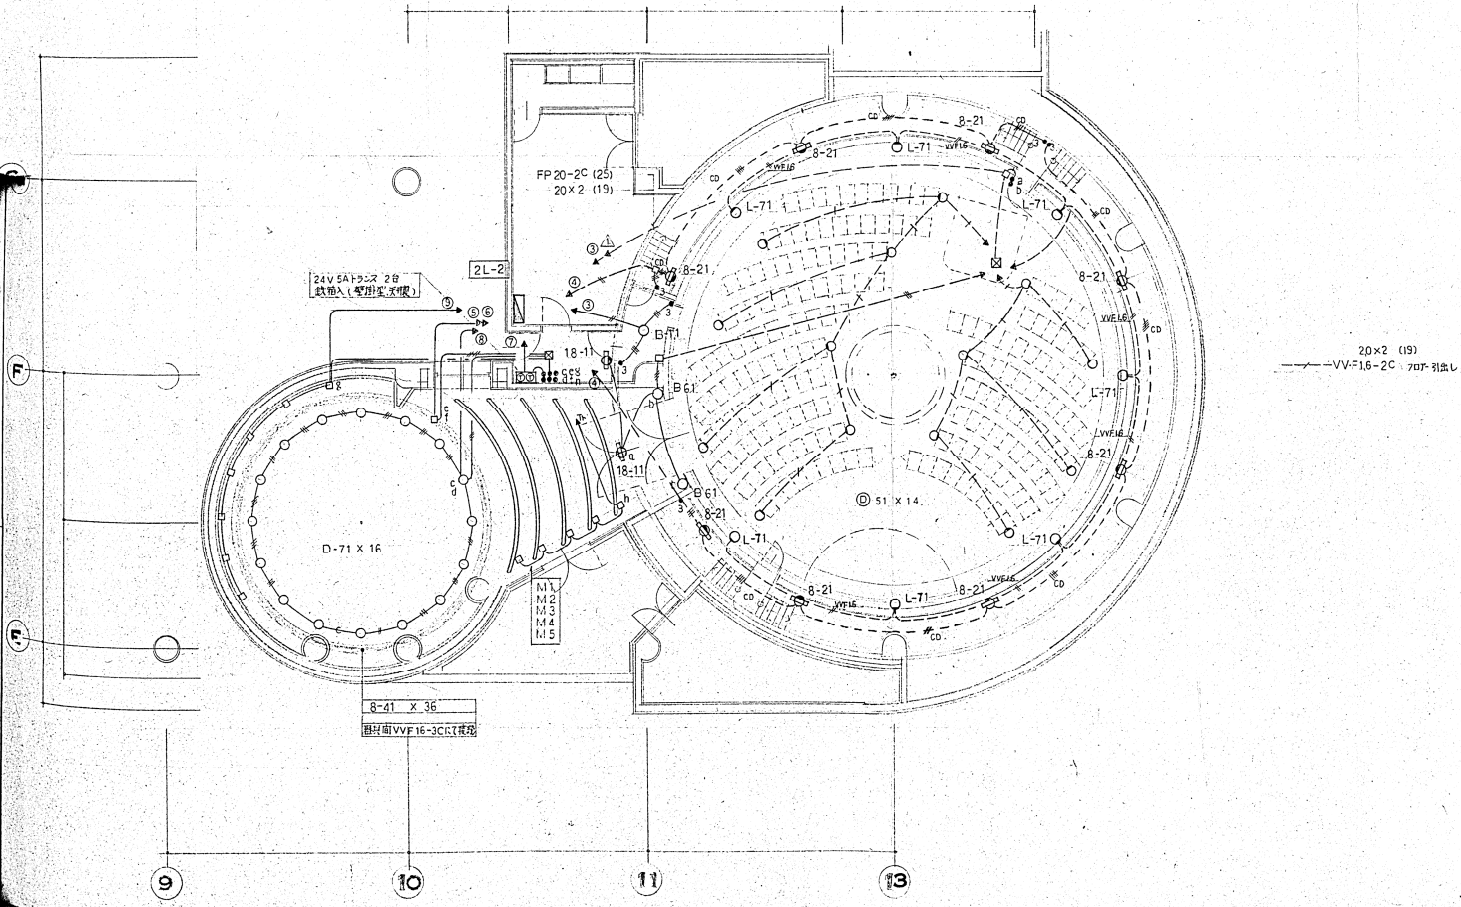

鈴鹿市文化会館建設工事		設計 監理
電気設備工事		株式会社
照明日照		東畑建築事務所
アソナタリウム 平尾田		大塚 東宮 名取 九州
縮尺 1/100		K. TOMITA & ASSOCIATES ARCHITECTS
32/	昭和 61.4.1	一般建築士 61627
	巻号 61033	建設業 建設業

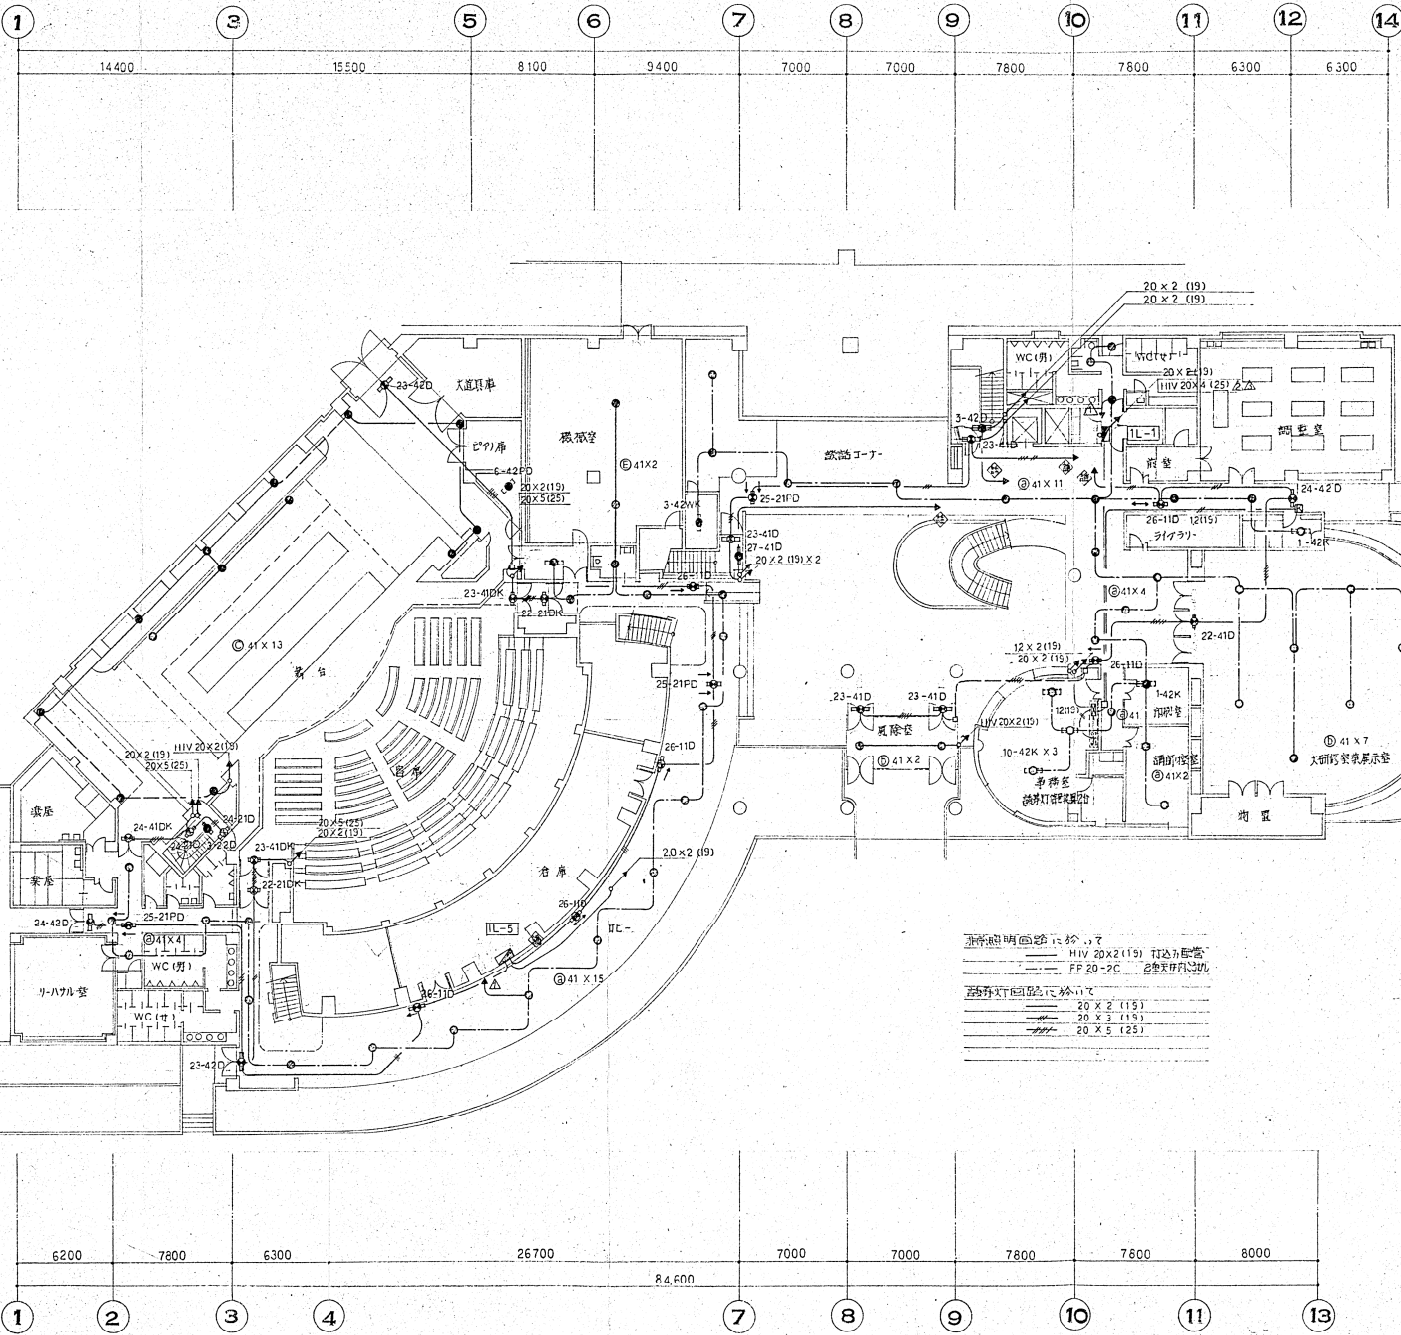

非常照明回路に於いて  
 H1V 20x2 (115) 付込み配管  
 FP 20-2C 20x2 (115) 付込み配管

非常照明回路以外に於いて  
 20 x 2 (115)  
 20 x 3 (115)  
 20 x 5 (125)

鈴鹿市文化会館建設工事		設計監理
電気設備工事		株式会社
非常照明設備 誘導灯設備		東畑建築事務所
1階平面図		大阪 東區 長町四 九州
縮尺 1/200		K. TOMIYA & ASSOCIATES ARCHITECTS
33	昭和 61.4.1	一般建築士 昭 31627
番号	61 033	会 会 会