

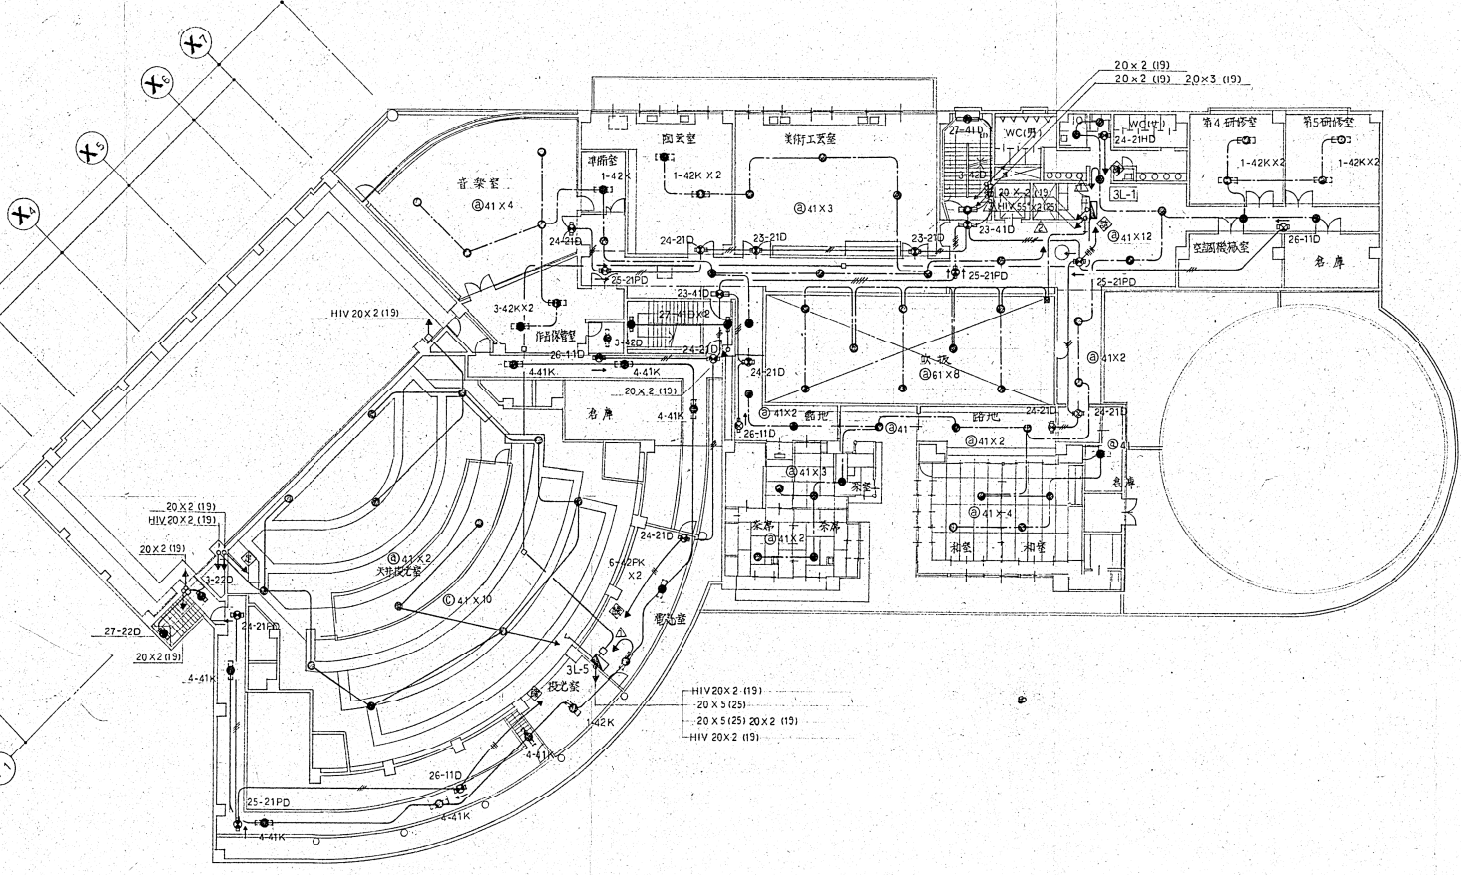
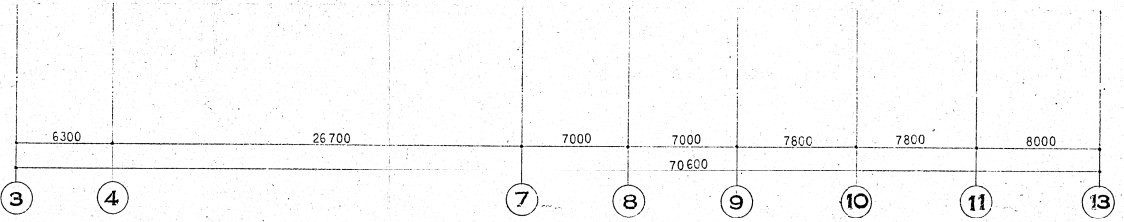
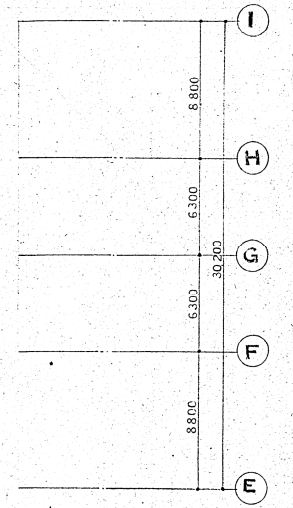
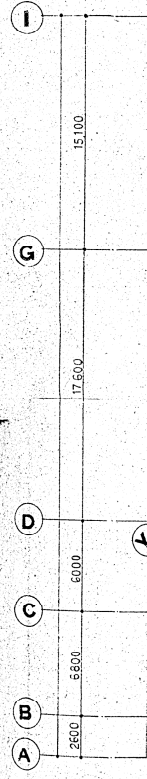
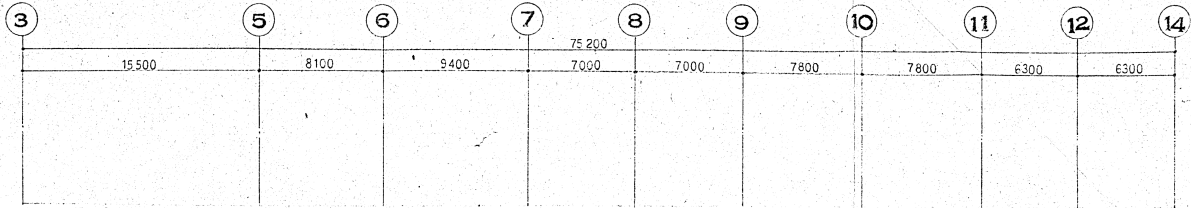
 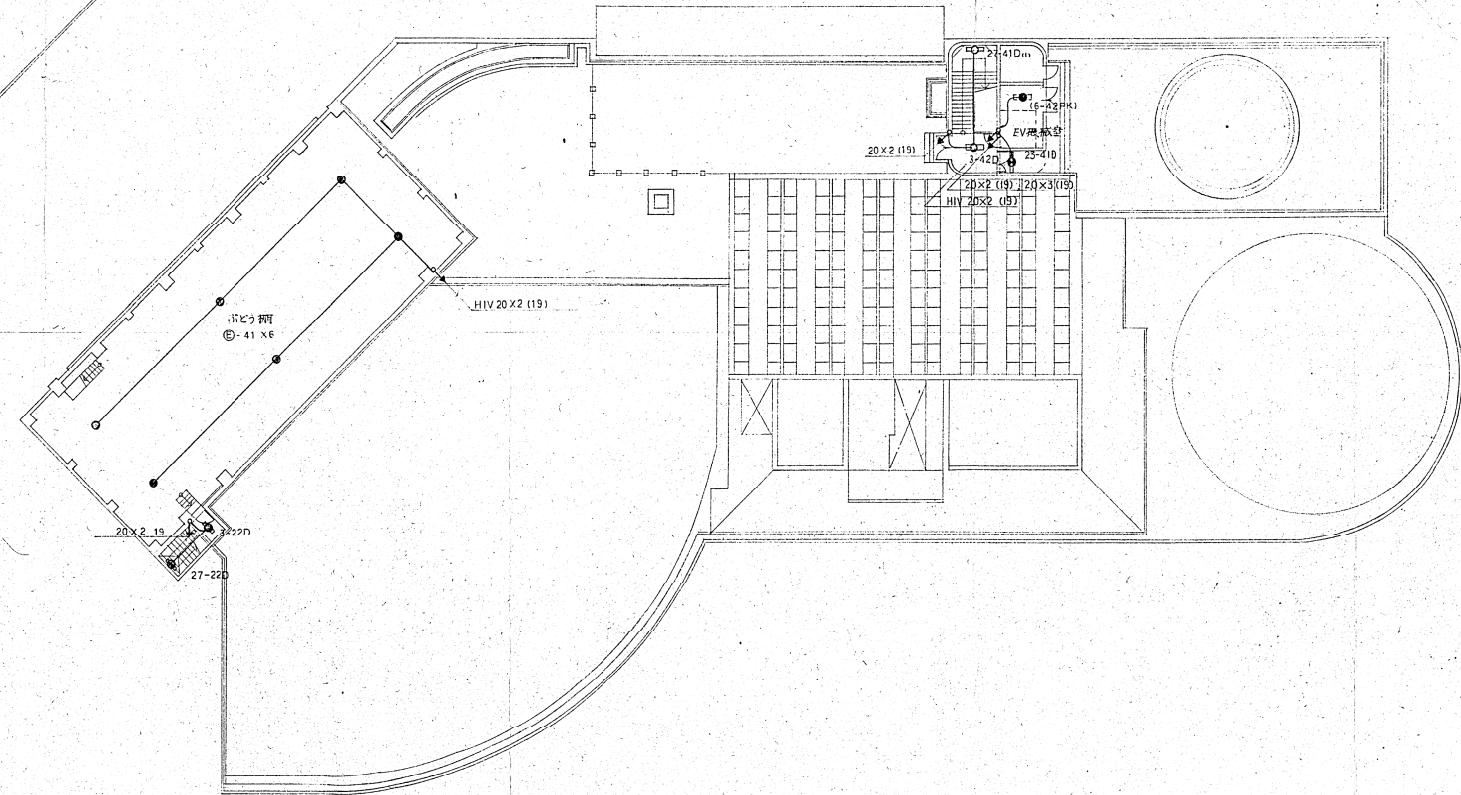
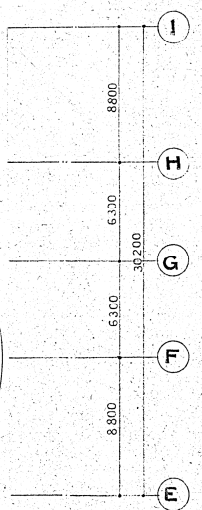

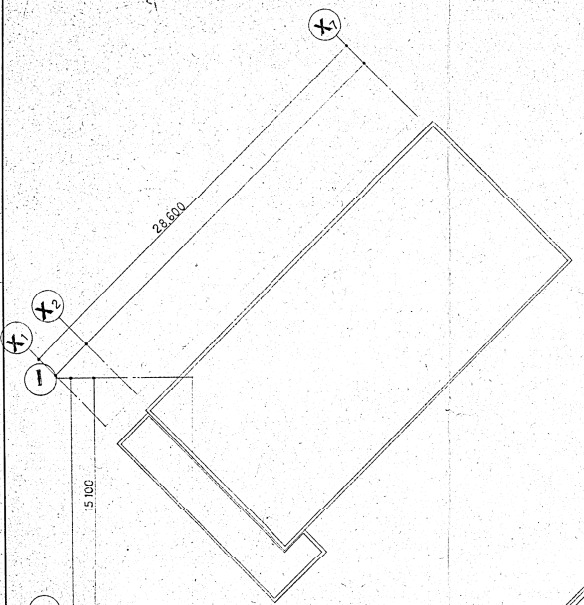


鈴鹿市文化会館建設工事 電気設備工事 非常照明設備 誘導灯設備 2階平面図 縮尺 1/200		設計監理 株式会社 東畑建築事務所 大阪 東区 名古屋 九州 K. YAMATA & ASSOCIATES, ARCHITECTS
昭和 61.4.1 番付 61033	一般建築士 会 登録 会 登録 会 登録	34

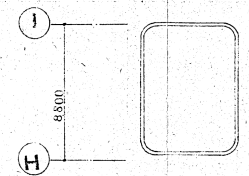


HIV 20x2 (19)
 20x3 (25)
 20x5 (25) 20x2 (19)
 HIV 20x2 (19)


鈴鹿市文化会館建設工事 電気設備工事 非常照明設備 誘導灯設備 3階平面図 縮尺 1/200 昭和 61.4.1 番付 61033		設計 監理 株式会社 東畑建築事務所 大阪 東區 南船場 九州 K. TOMIYA & ASSOCIATES, ARCHITECTS 一般建築士 31627
---	--	--

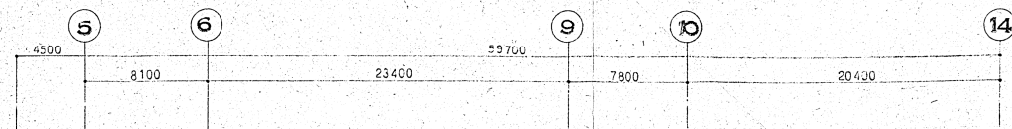


鈴鹿市文化会館建設工事 電気設備工事 非常照明設備 誘導灯設備 R 階 平面図 縮尺 1/200		設計 監理 株式会社 東畑建築事務所 大阪 東区 名倉屋 九州 K. TOMIYAMA & ASSOCIATES ARCHITECTS
昭和 61.4.1 番号 81.053	36/	一級建築士 31527 会 員 印 記

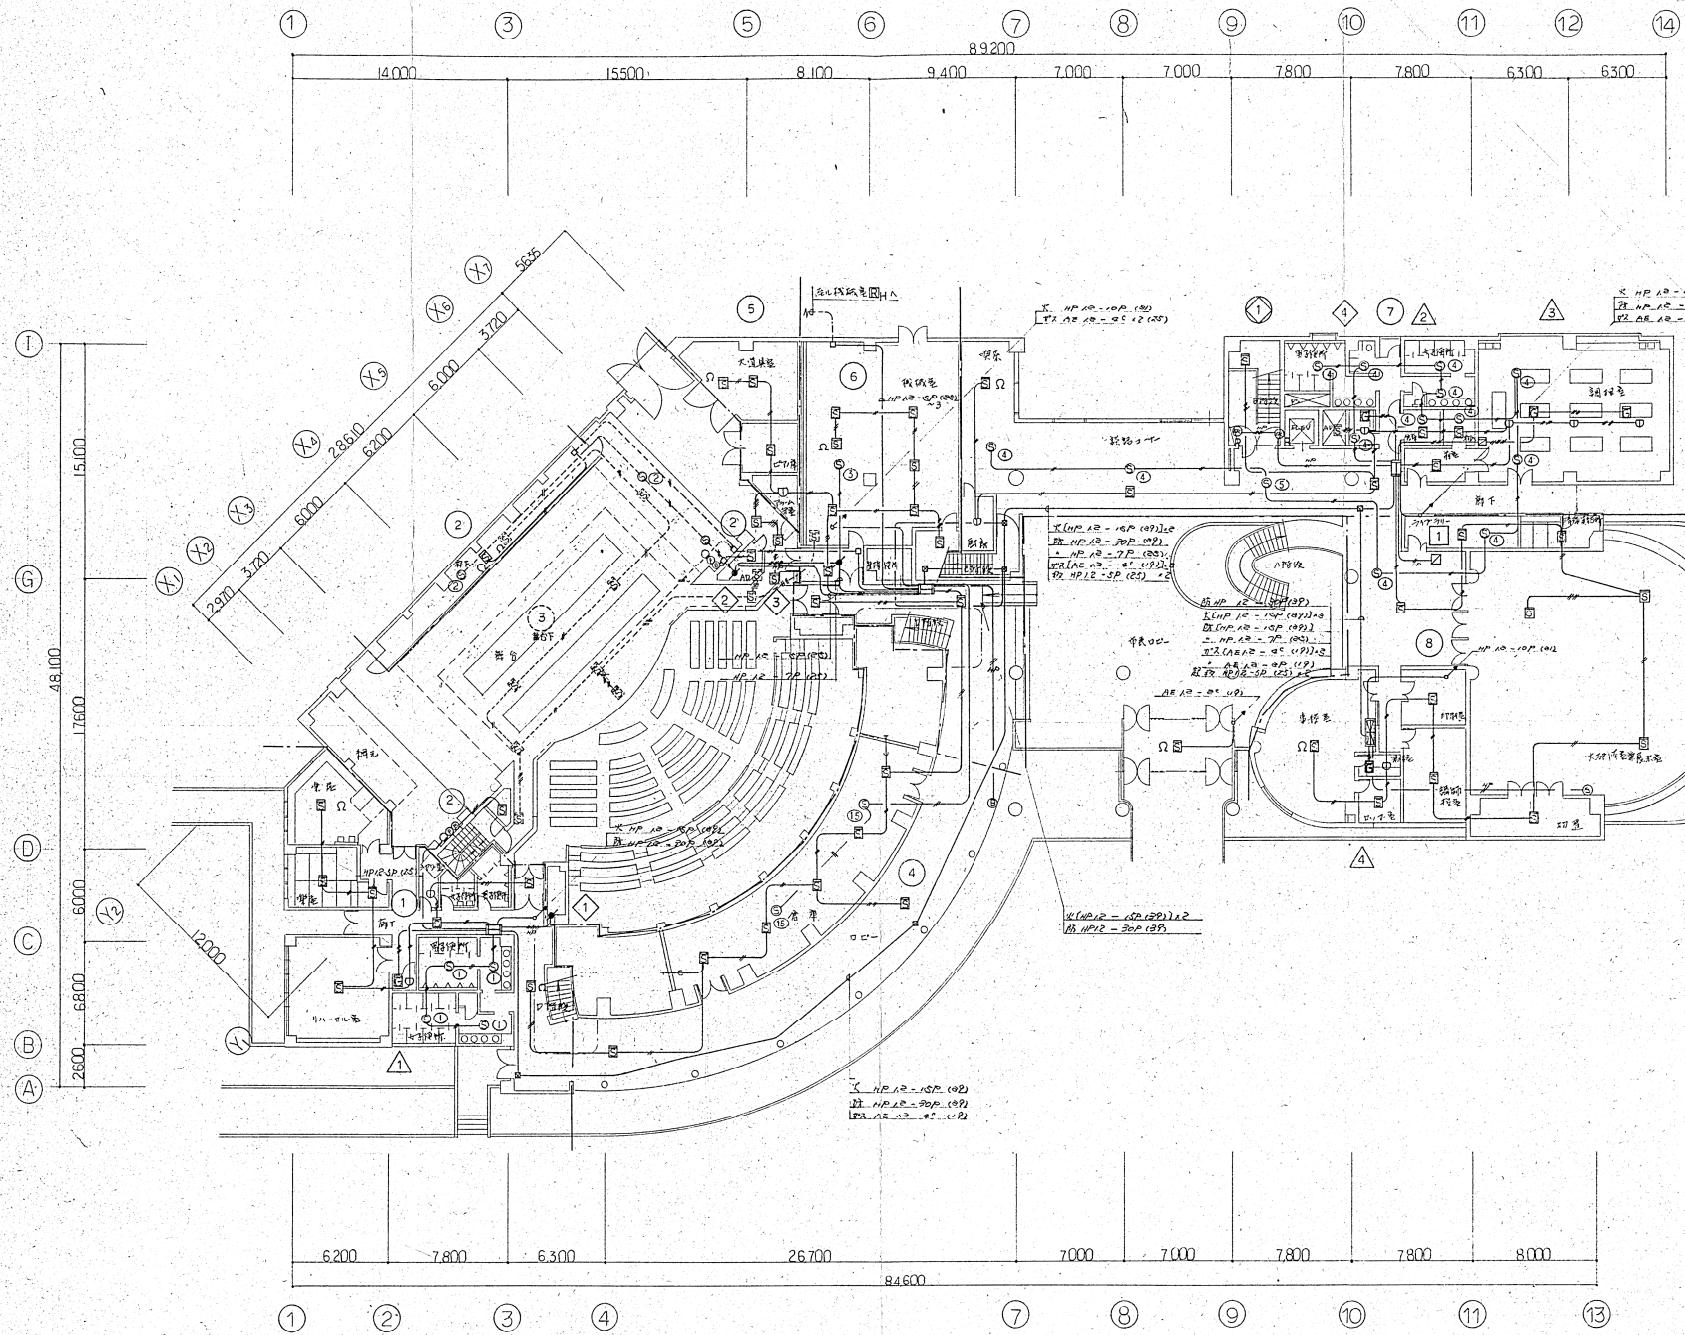


鹿児島市文化会館建設工事 電気設備工事 防火設備		設計監理 株式会社 東畑建築事務所 大阪 東区 名所町 九州 K. TOMIYAMA & ASSOCIATES ARCHITECTS 一般建築士 第 21527 号 合同印
1 階 平面図 縮尺 1/200		昭和 61.4.1 番付 61033
56		(印)

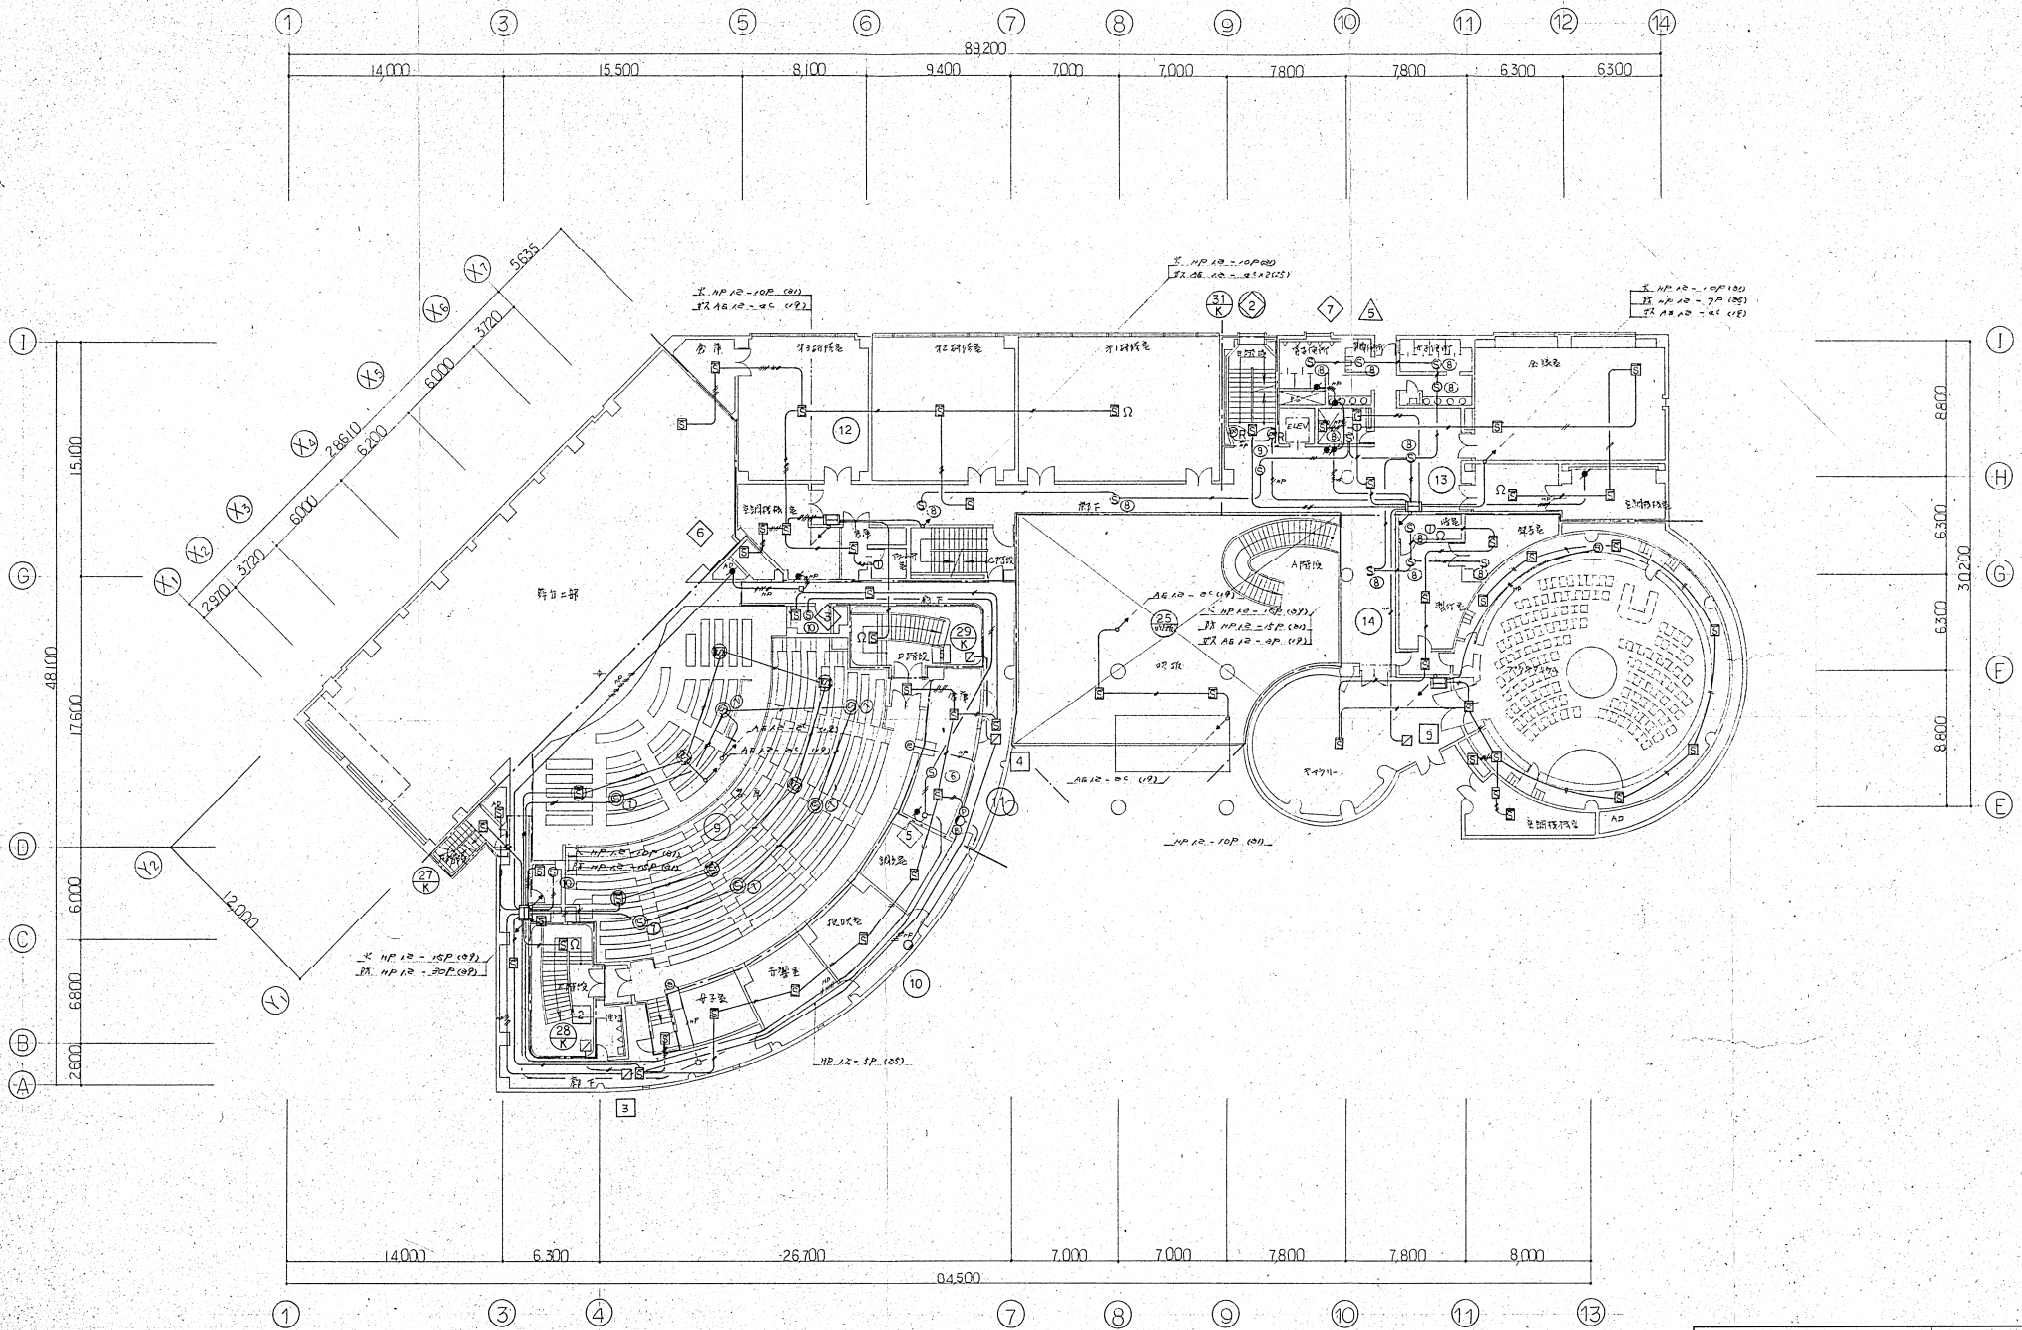

鹿児島市文化会館建設工事 電気設備工事 勤業設備		設計監理 株式会社 東畑建築事務所 大阪 東家 名古屋 九州 〒1-10484 & ASSOCIATES ARCHITECTS
2階平面図 縮尺 1/200		一級建築士 No. 31227 令和 61.4.1 番号 610
57/		

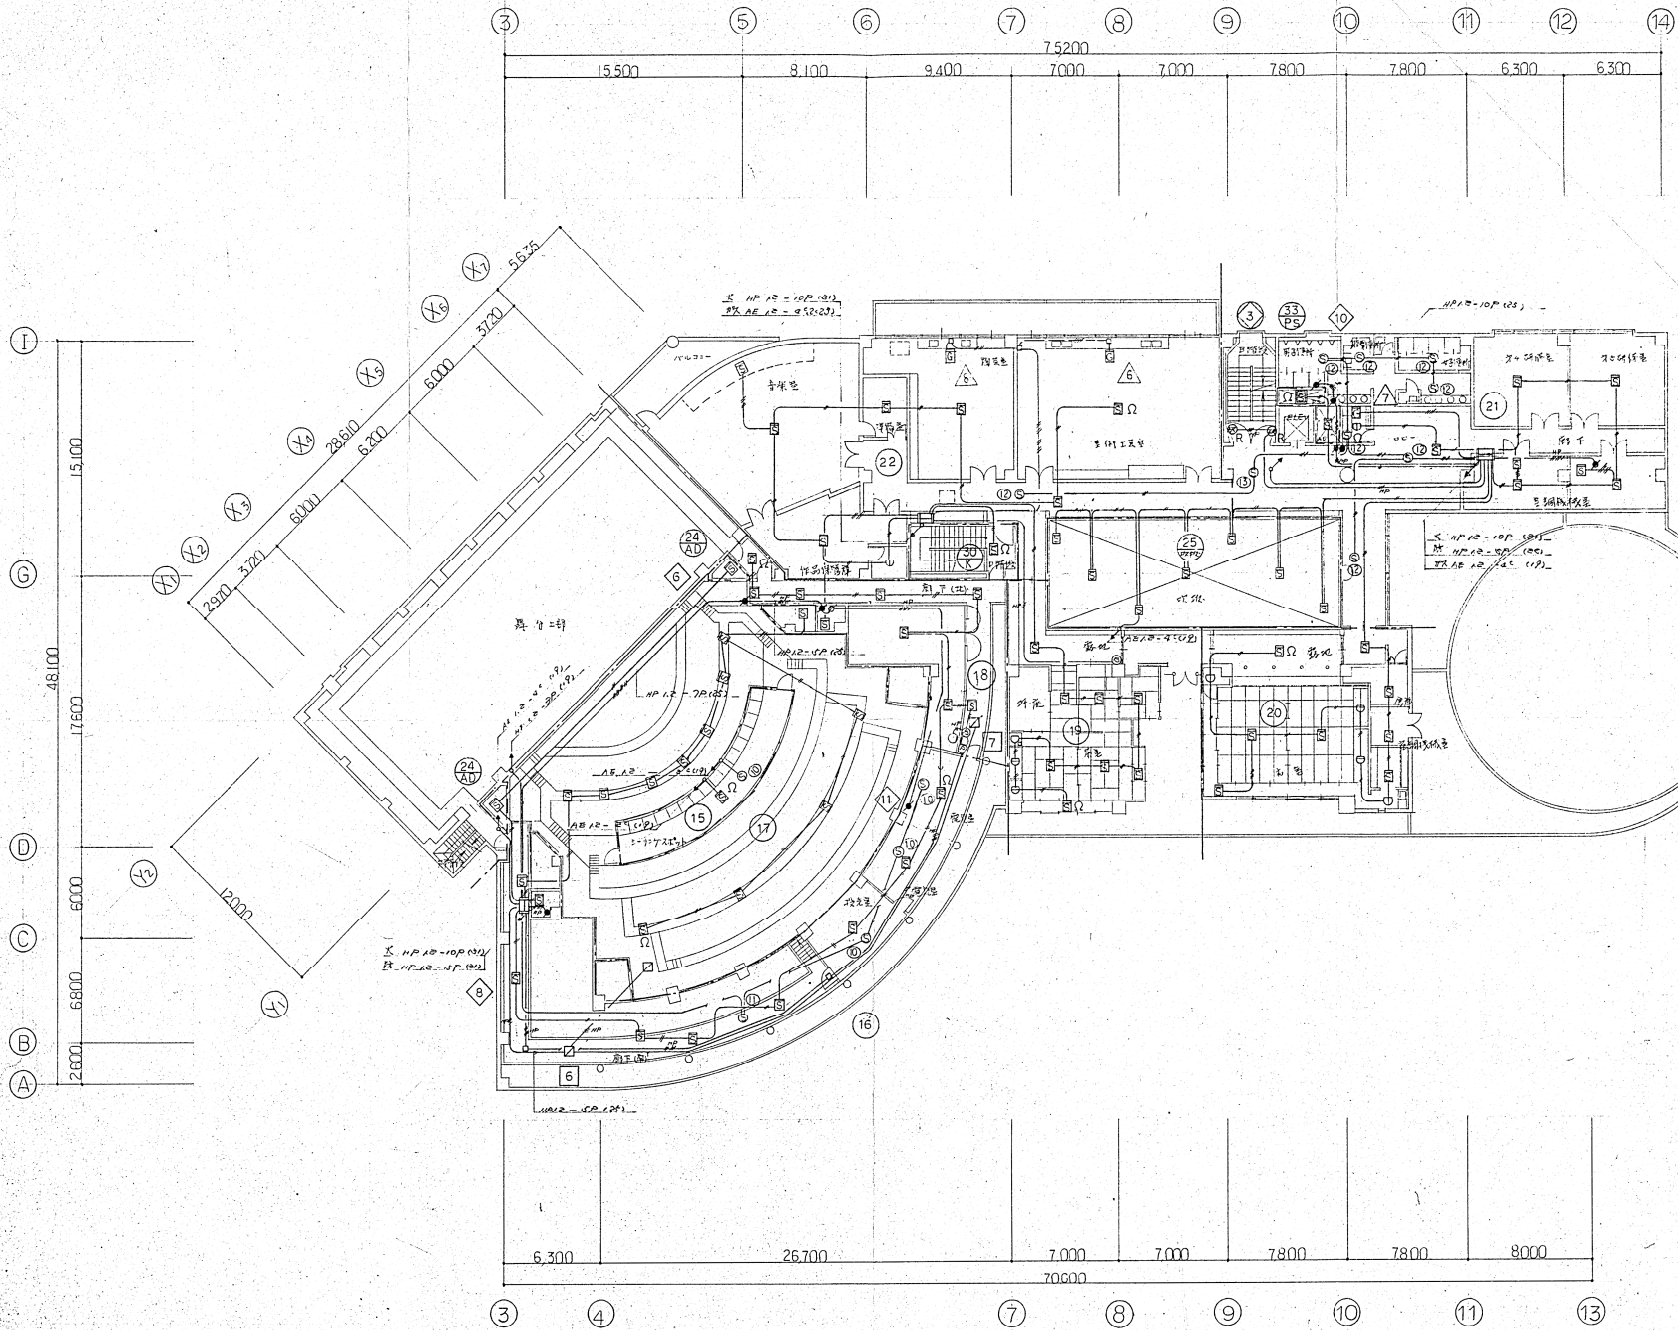

鈴鹿市文化会館建設工事 電気設備工事 防災設備 3階平面図 縮尺 1/200		設計監理 株式会社 東畑建築事務所 大塚 東次 名取屋 九州 K. TOMIYA & ASSOCIATES ARCHITECTS
58/	昭和 61.4.7 番付 81033	一級建築士 No. 51827 今野 純司

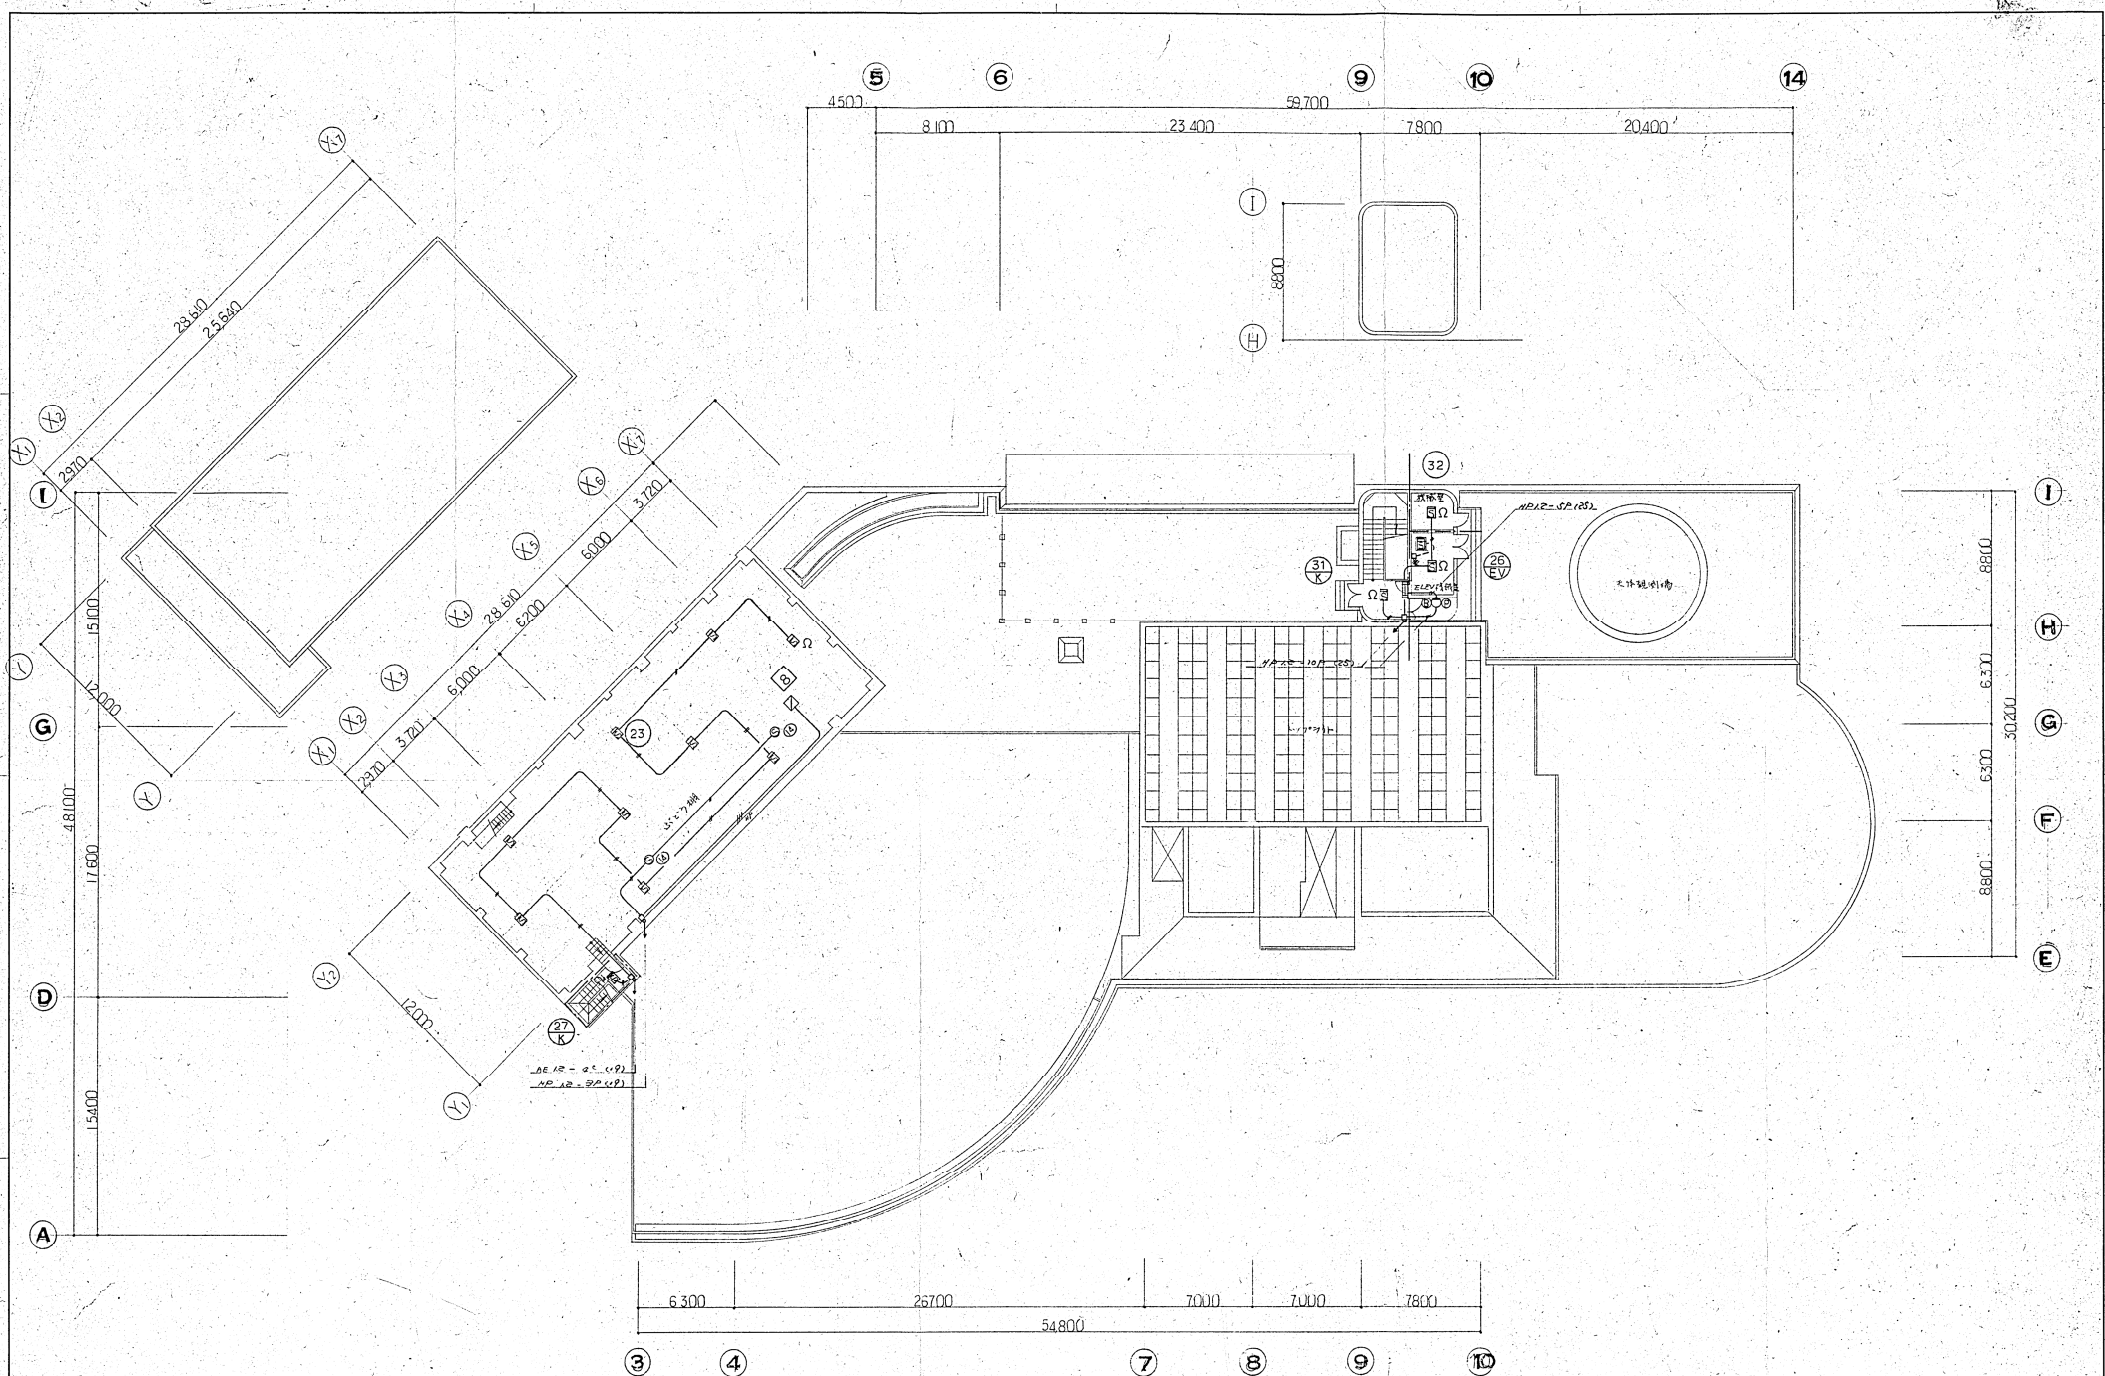

鹿児島市文化会館建設工事 電気設備工事 防災設備		設計監理 株式会社 東畑建築事務所 大塚 真樹 電設監 丸山 隆 S. TOMIYA & ASSOCIATES ARCHITECTS
R階平面図 縮尺 1/200		一般建築士 43527 全館部品
59/	昭和 61.4.1 番号 81033	