


B-B 配筋詳細図 S=1/50

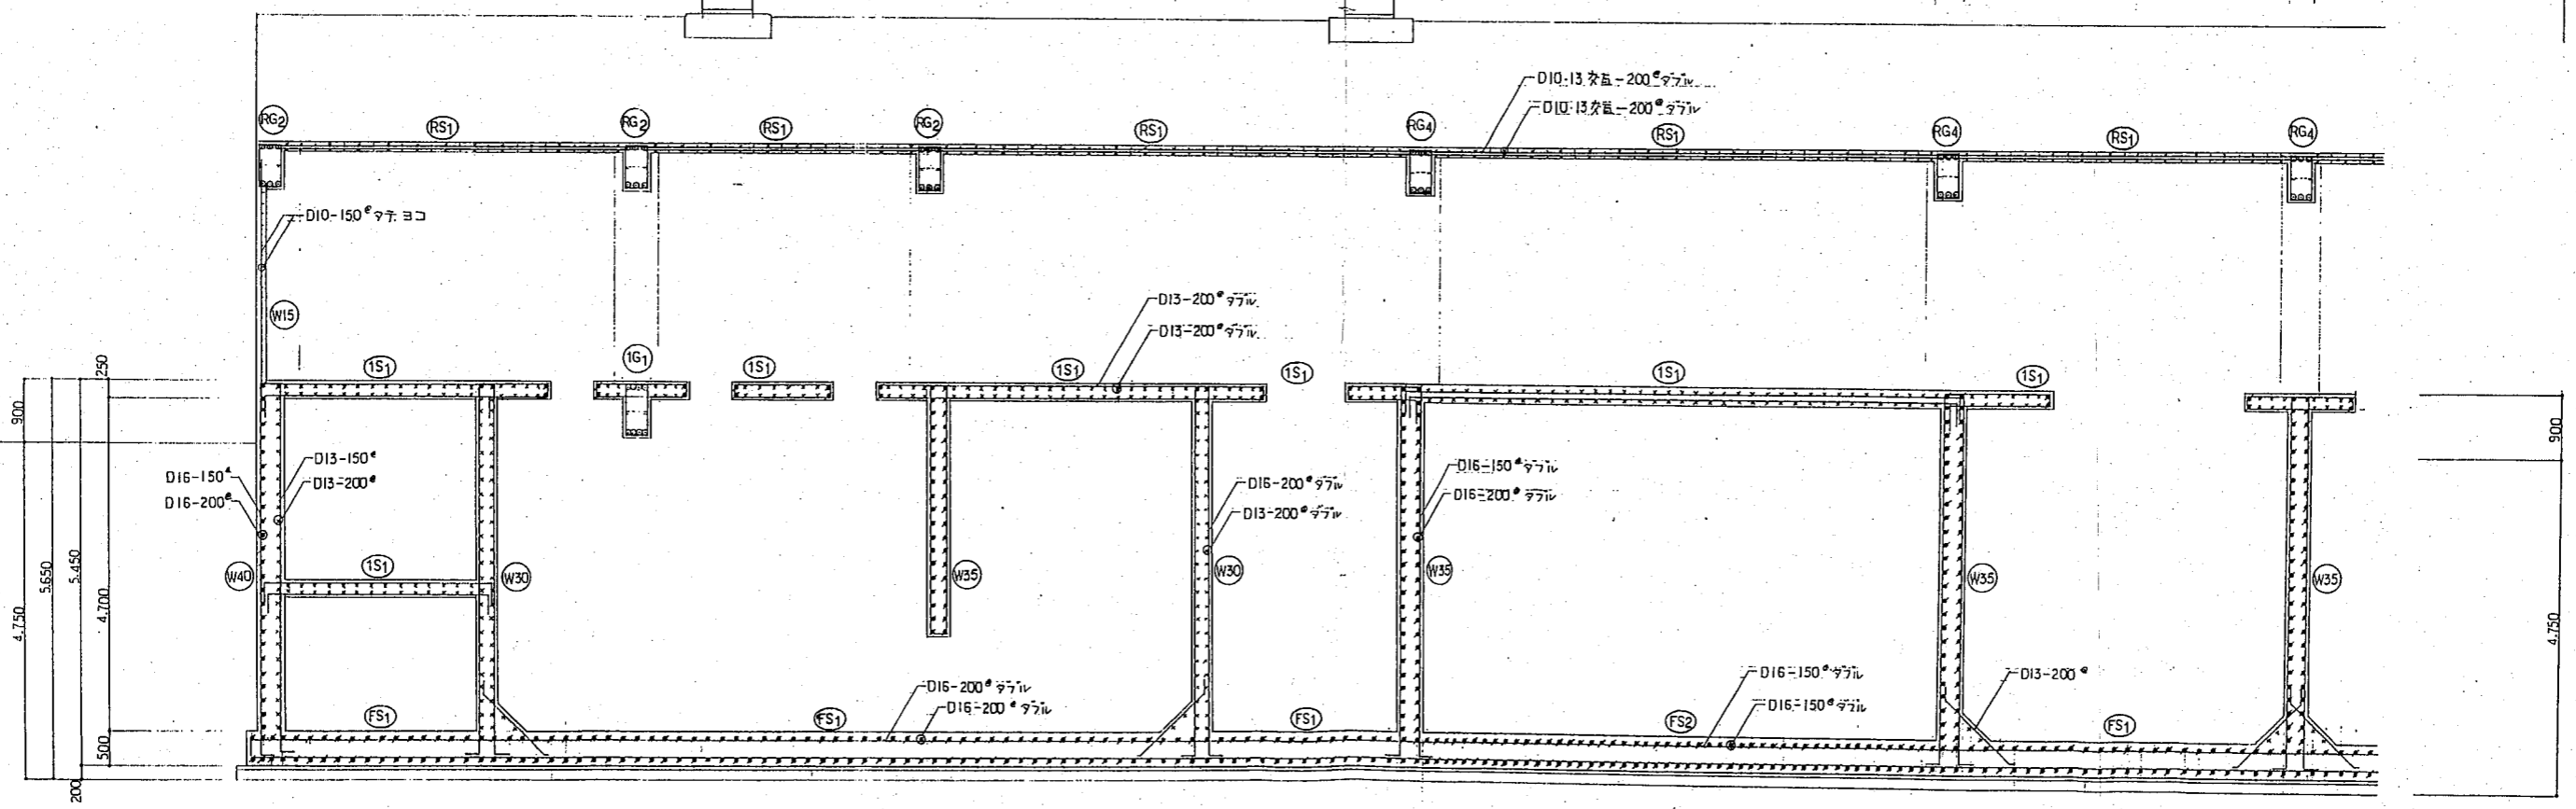

C-C 配筋詳細図 S=1/50

事業名	高岡山土地区画整理事業		
工事名	合併浄化槽施設建設工事		
工事場所	鈴鹿市高岡町		
名称	(土木・建築工事) 処理施設 配筋図(4の2)		
縮尺	1/50	設計年月	平成 年 月
工種		図面番号	14/