



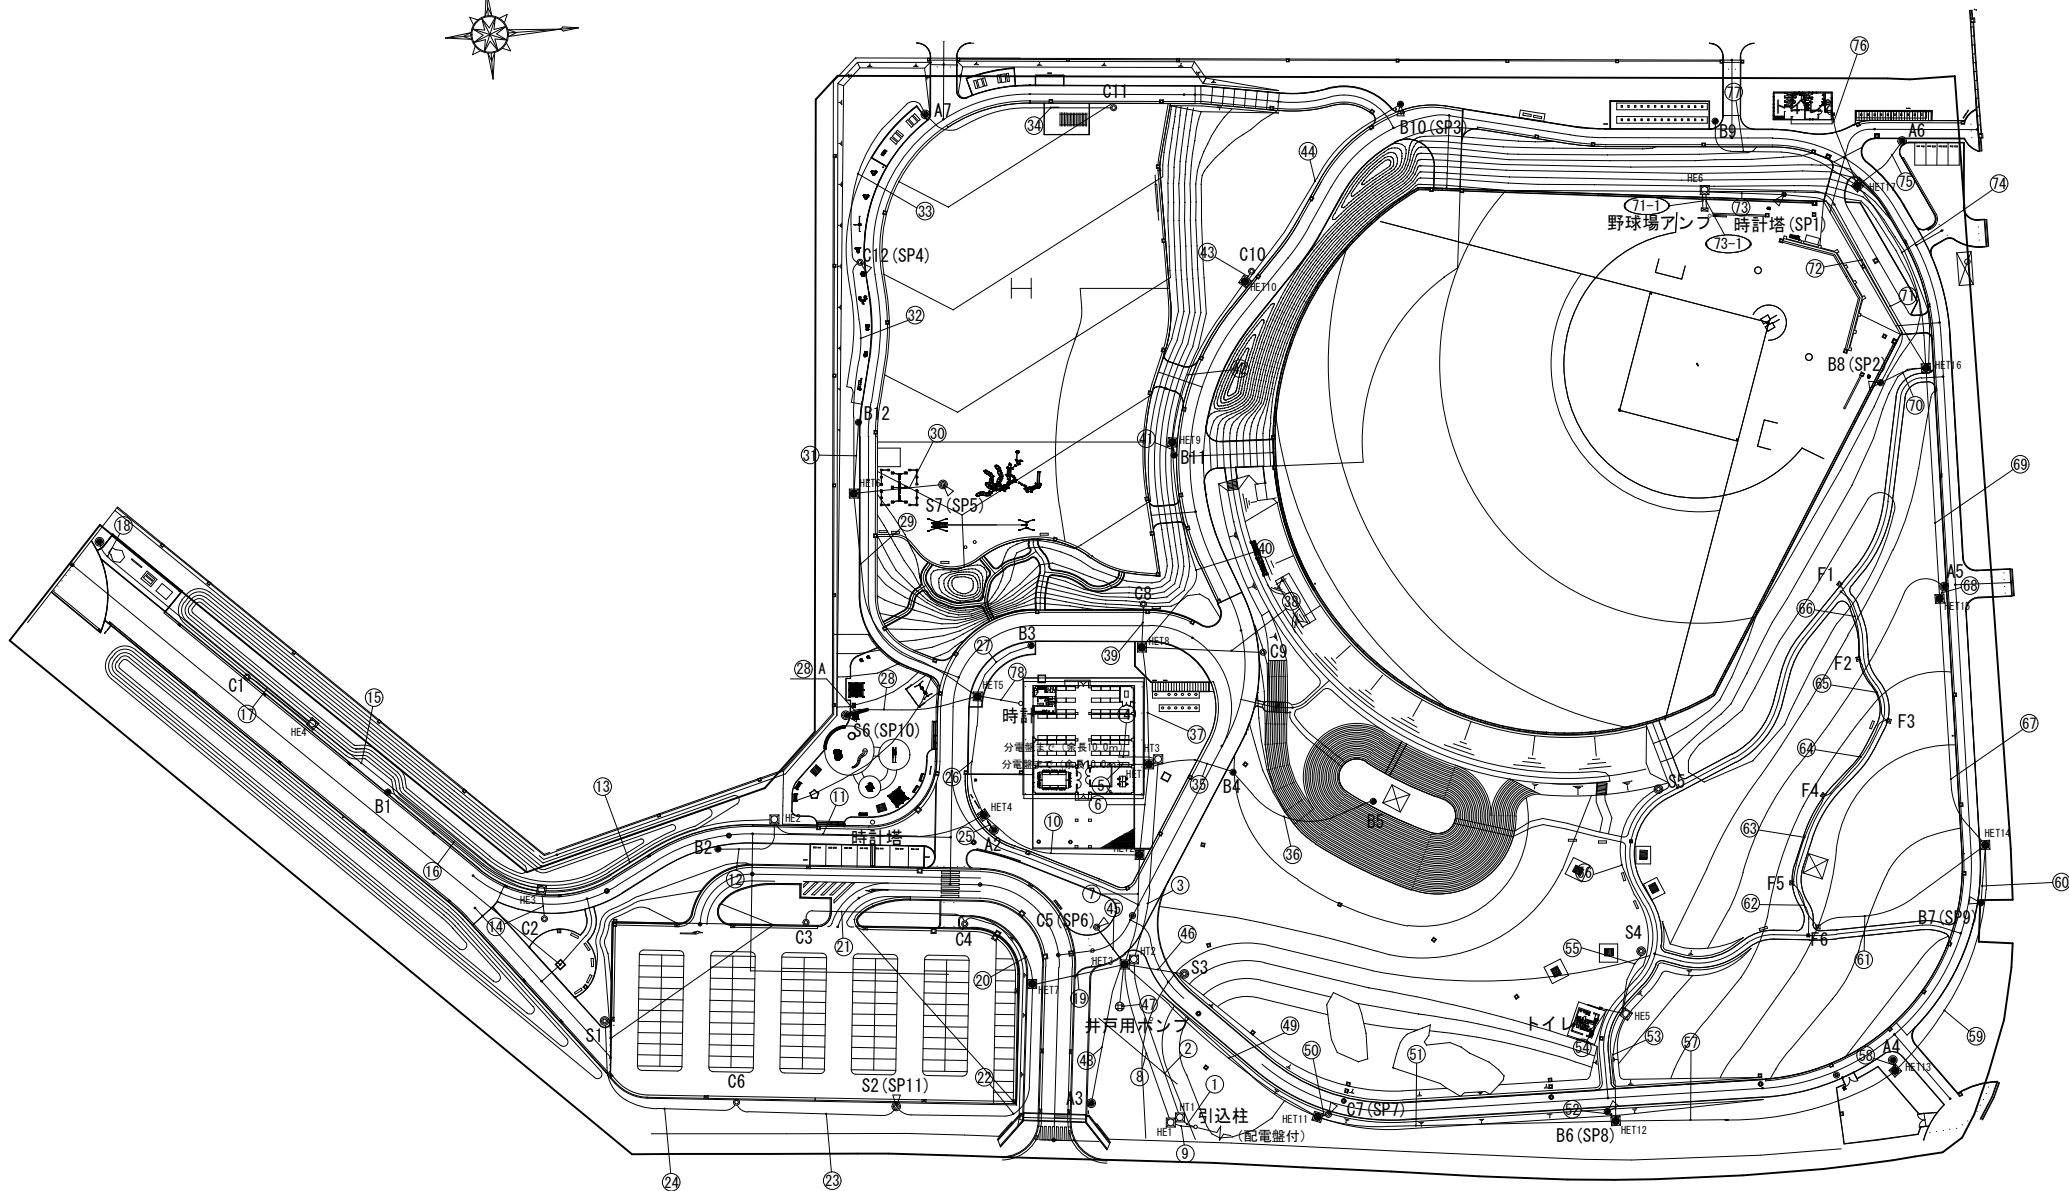

公園名	鈴鹿市防災公園	工事番号	
工事名称		縮尺	S=1:600 (S=1:1200)
図面名称	電気平面図	図面サイズ	A1 (A3)
	平成 27 年 3 月	図面番号	09-1
設計		監理	

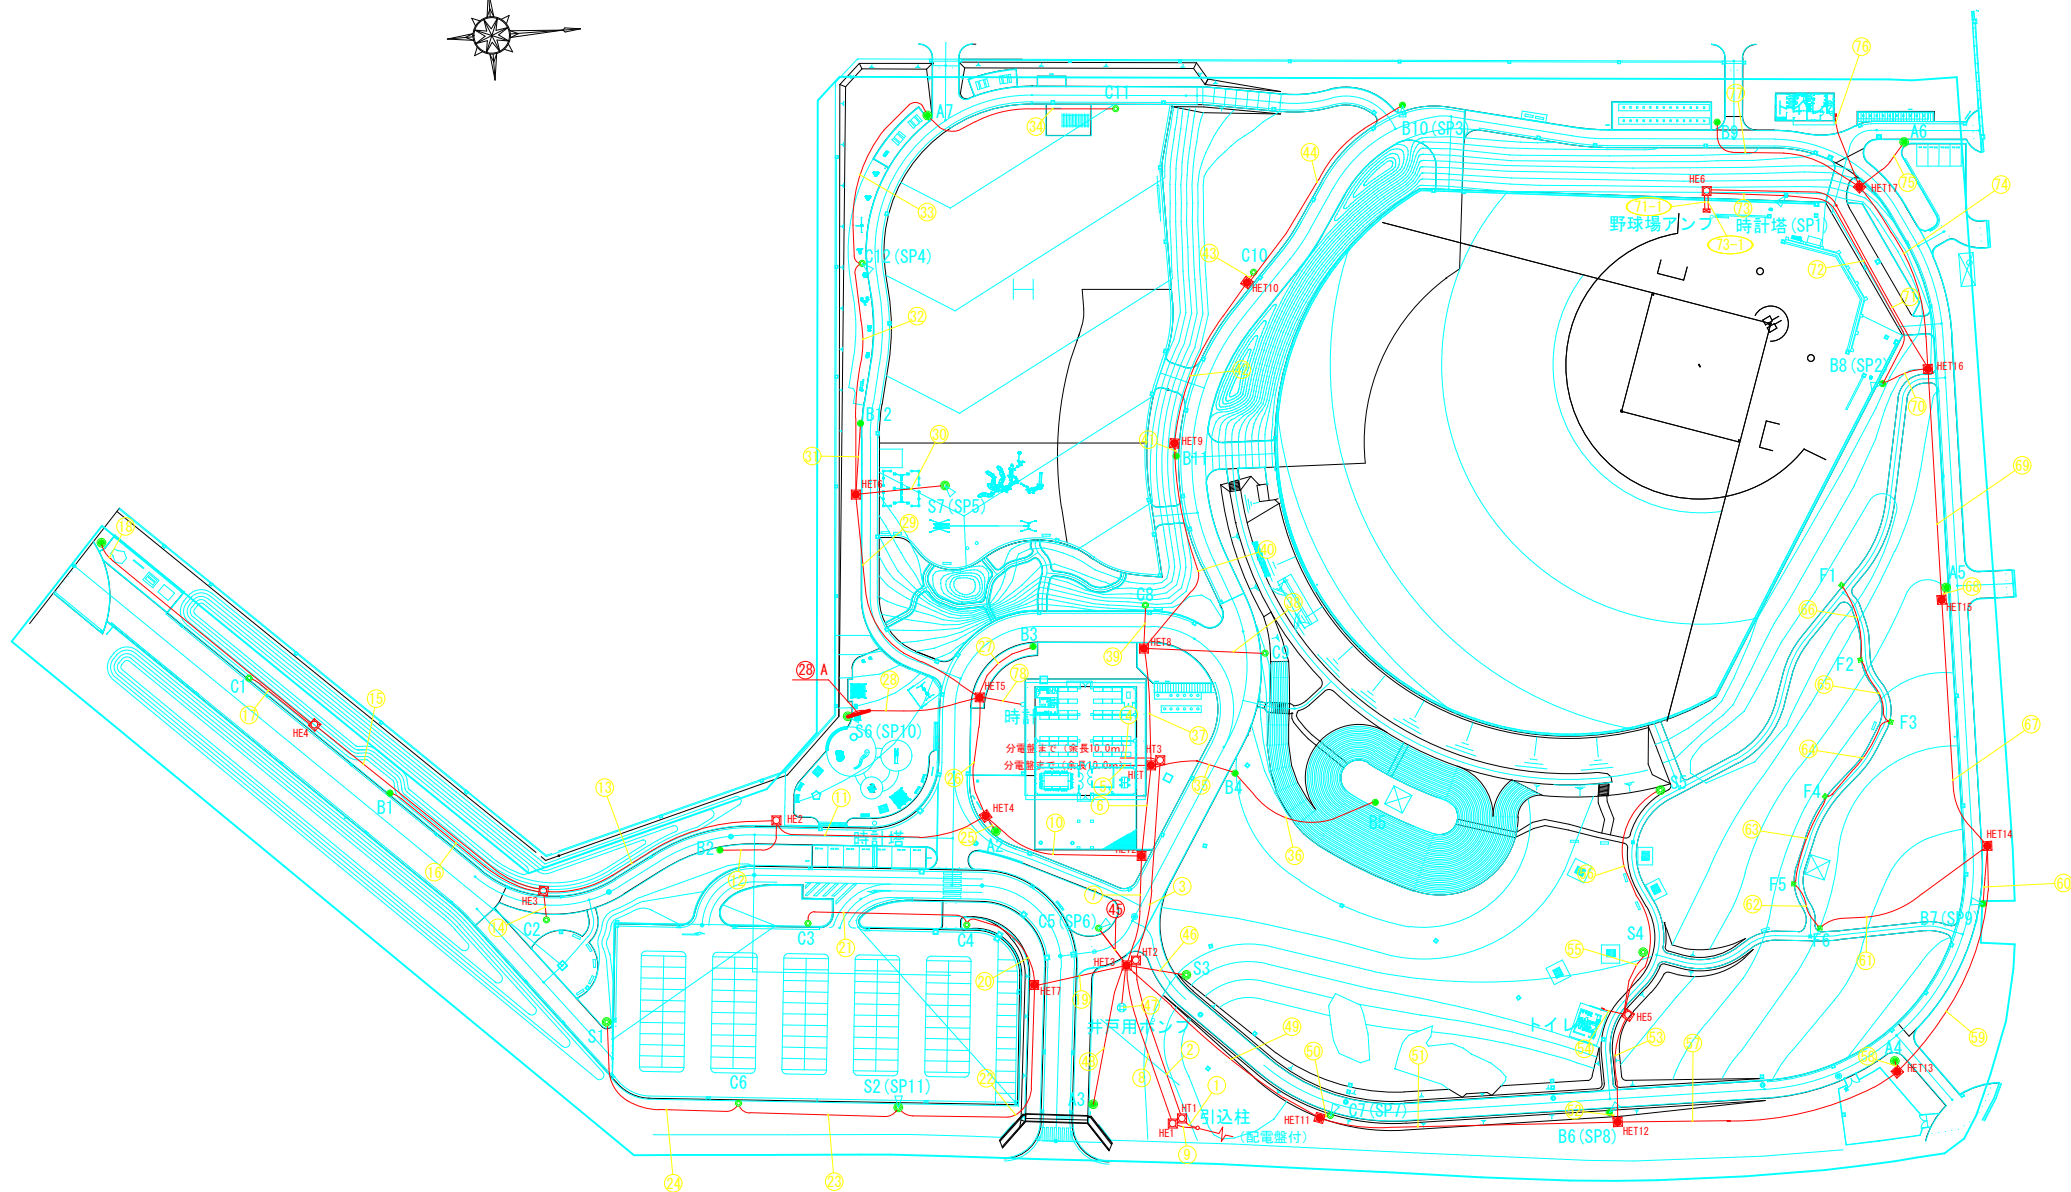

公園名	鈴鹿市防災公園		
工事名称		工事番号	S-1-600
図面名称	電気平面図	縮尺	S-1-1200
		図面サイズ	A1 (A3)
	平成 27 年 3 月	図面番号	09-1
図			
日			