


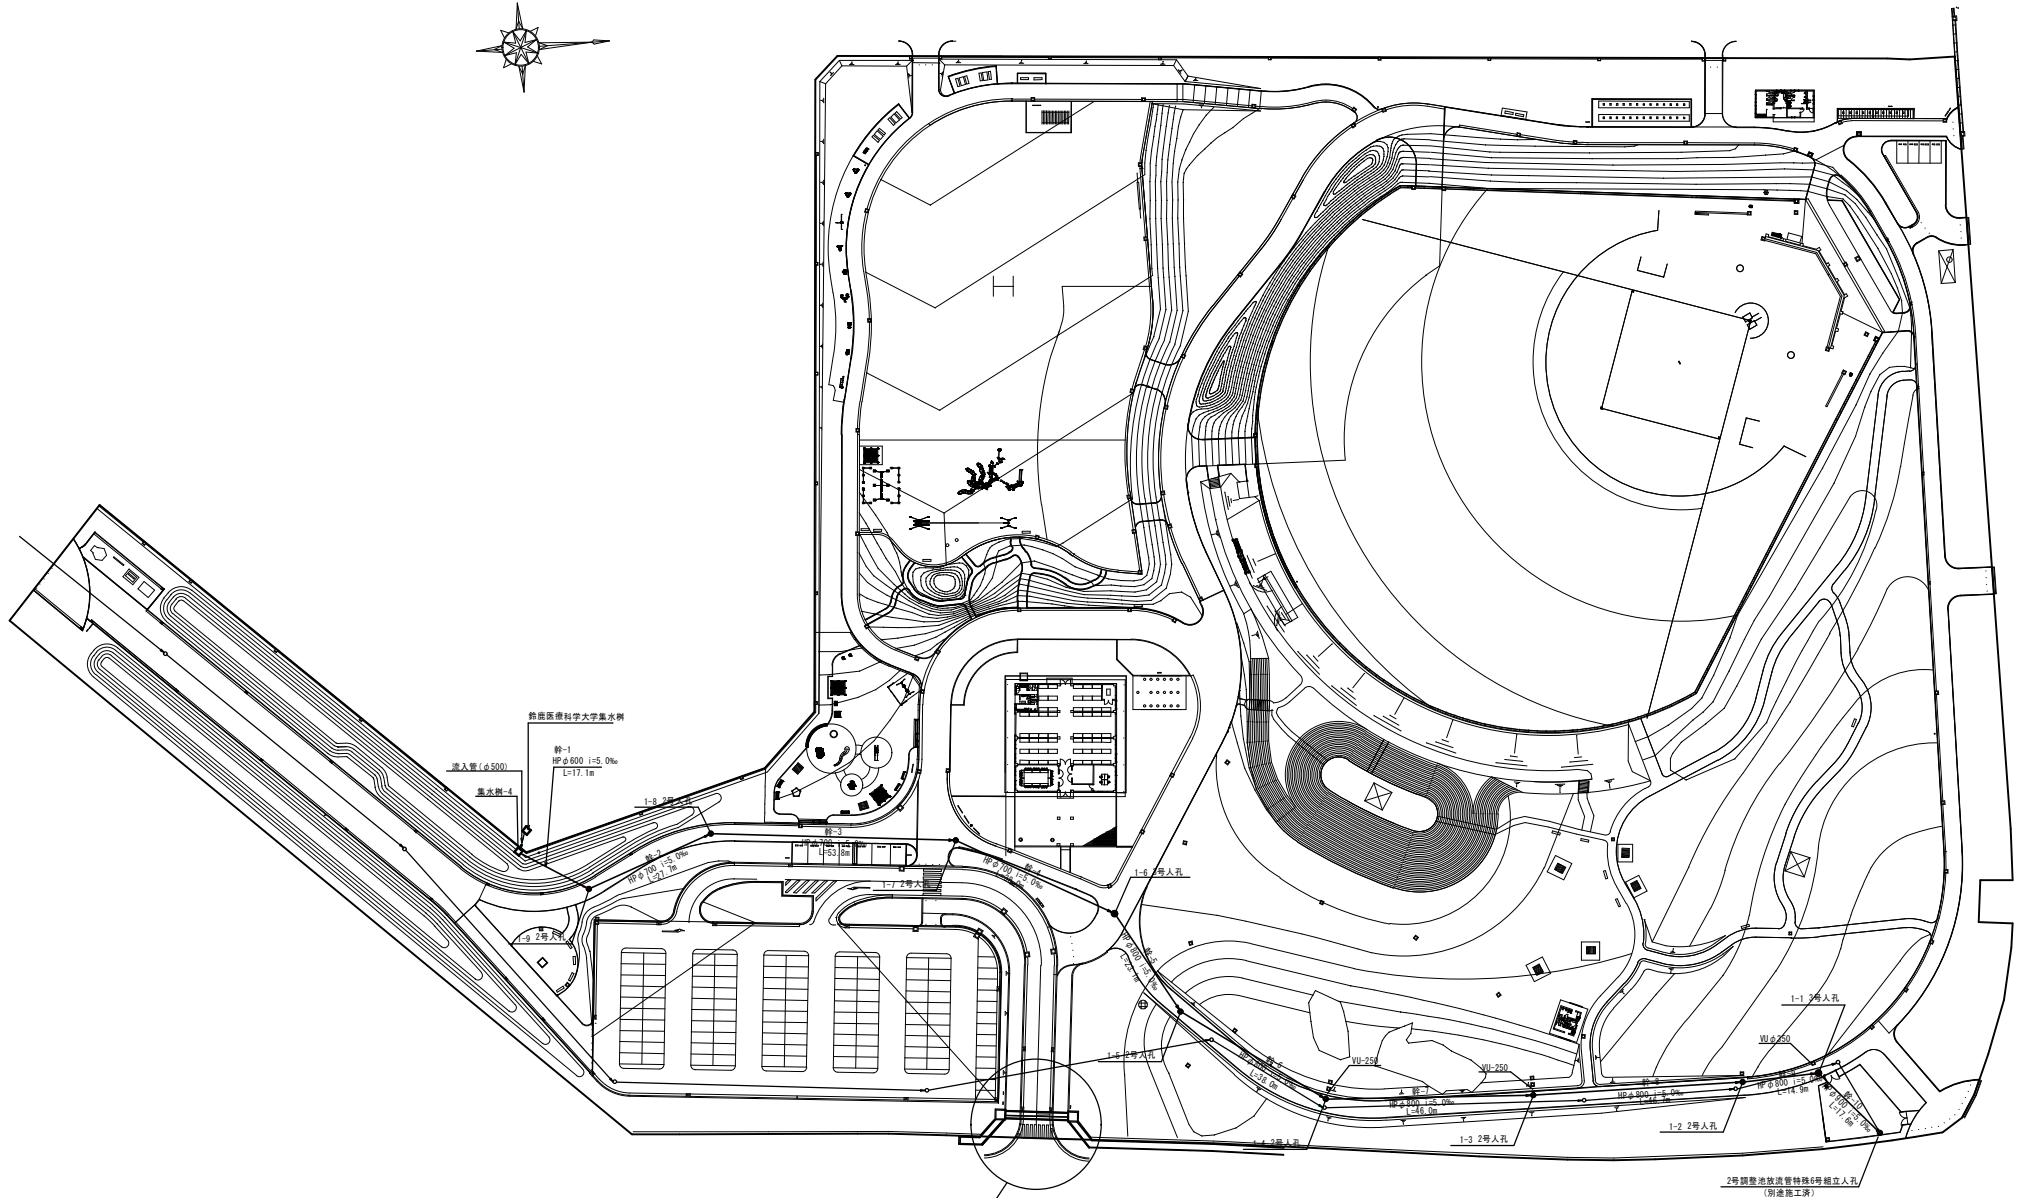


用排水路付替工参照
(05-2-1~05-2-9)

凡例

記号	名称	適用	単位	数量	備考
■	集水溝-4	1100×1100 T-6	箇所	1.0	
⊙	組立式マンホール	2号組立人孔	箇所	7.0	
		3号組立人孔	箇所	2.0	
→	HP-600	B型1種	m	17.1	
	HP-700	B型1種	m	119	
	HP-800	B型1種	m	168	
	HP-900	B型1種	m	17.6	
○	調整池放流管	□-700×700			

公園名	鈴鹿市防災公園	工事番号	
工事名称		縮尺	S=1:600 (S=1:1200)
図面名称	雨水排水平面図(1)(幹線)	図面サイズ	A1(A3)
	平成 27 年 3 月	図面番号	05-1-1
設計		監理	

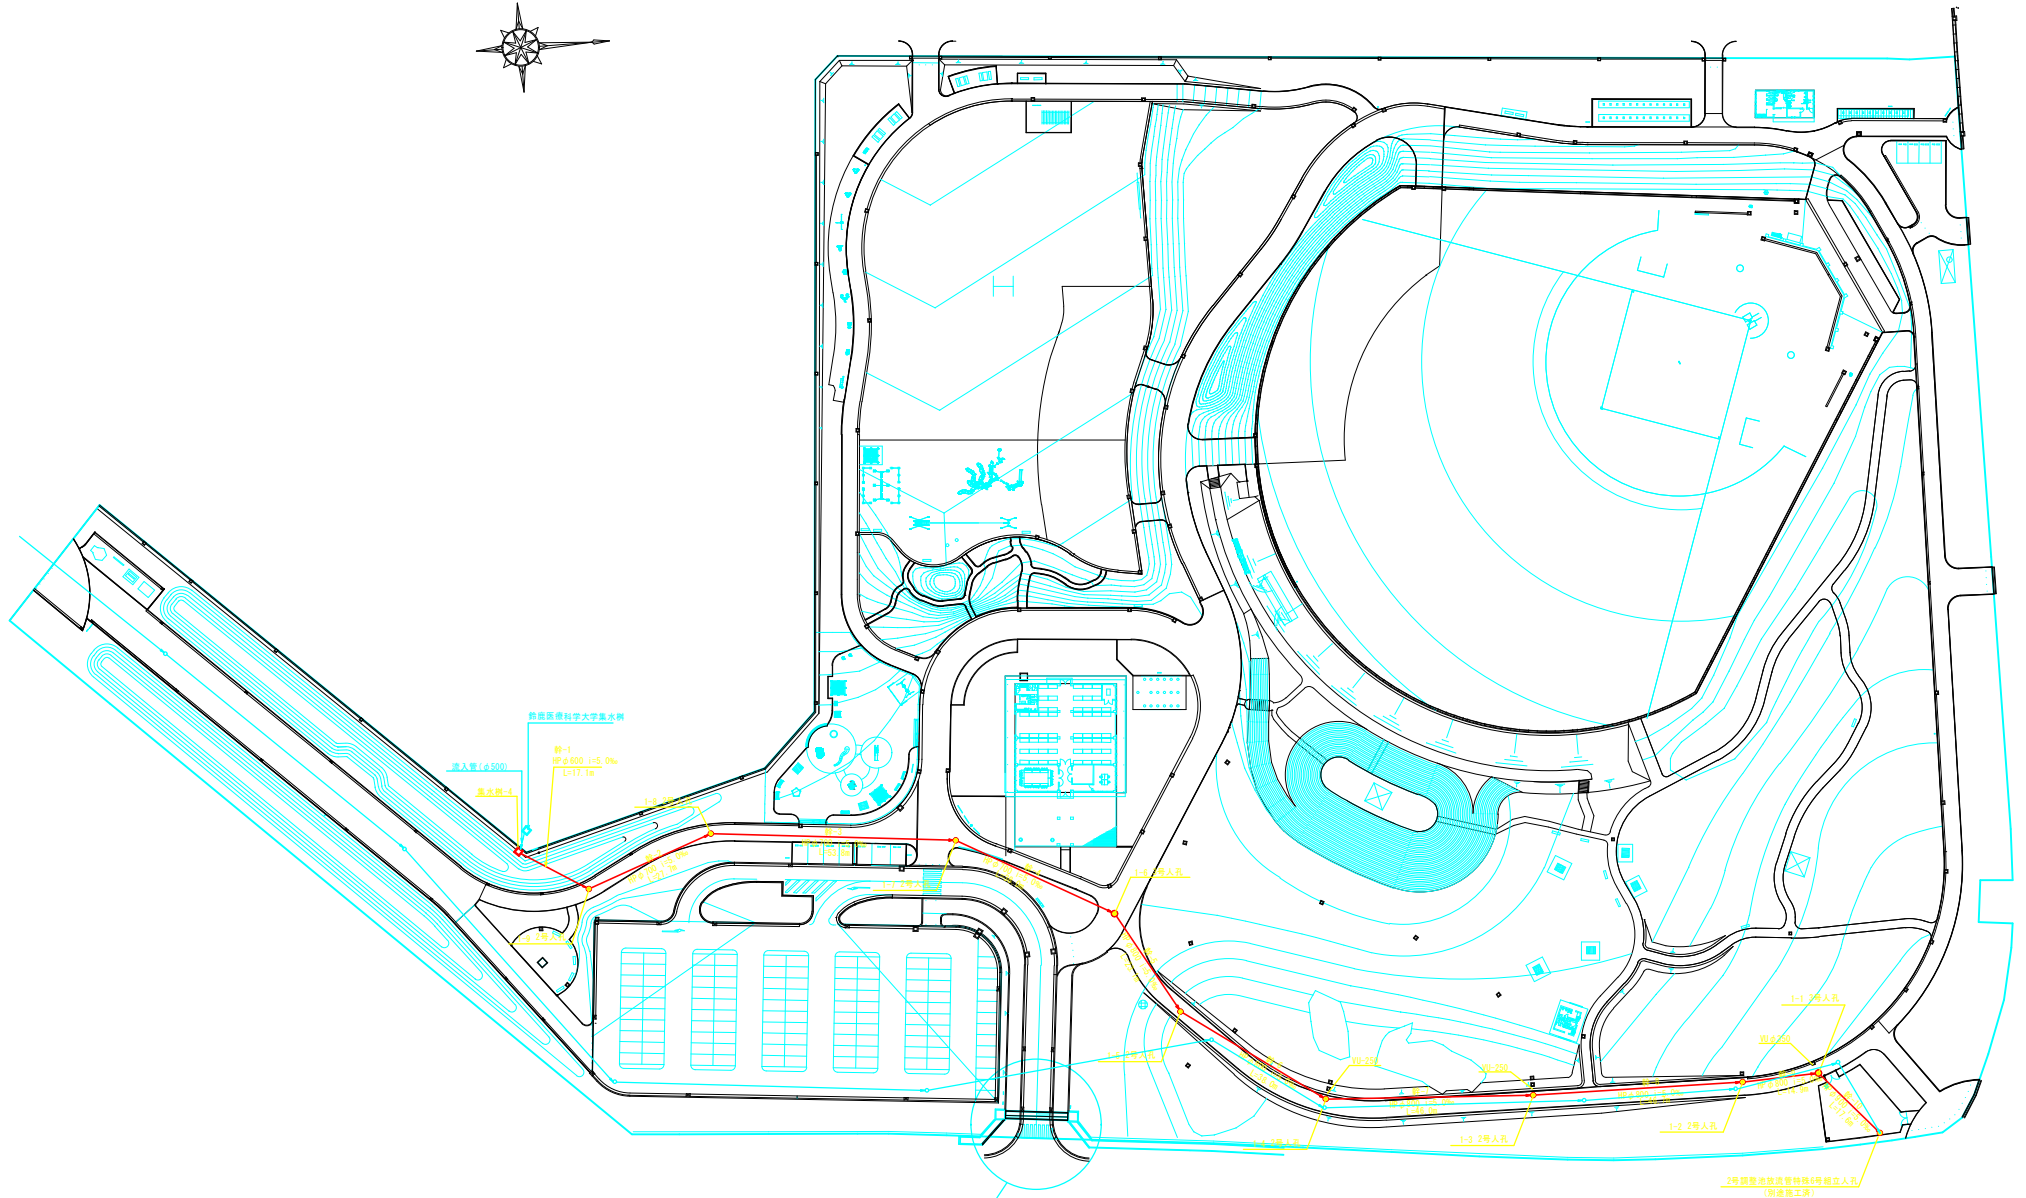

用排水路付替工参照
(05-2-1~05-2-9)

凡例

記号	名称	適用	埋設	数量	備考
■	集水側-4	1100×1100 T-4	埋設	1.0	
●	組立式マンホール	2号埋立人孔	埋設	7.0	
		3号埋立人孔	埋設	2.0	
→	HP-600	8型1種	m	17.1	
	HP-700	8型1種	m	119	
	HP-800	8型1種	m	168	
	HP-900	8型1種	m	17.6	
○	埋立池放流管	□-700×700			

公園名	鈴鹿市防災公園		
工事名称		工事番号	
図面名称	雨水排水平面図 (1) (詳細)	縮尺	5:1 (600/3000)
		図面サイズ	A1 (A3)
	平成 27 年 3 月	図面番号	05-1-1
設計		監理	
施工		検査	