

別添資料 1


現況平面図等

位置図


S=1/6500



平野送水場

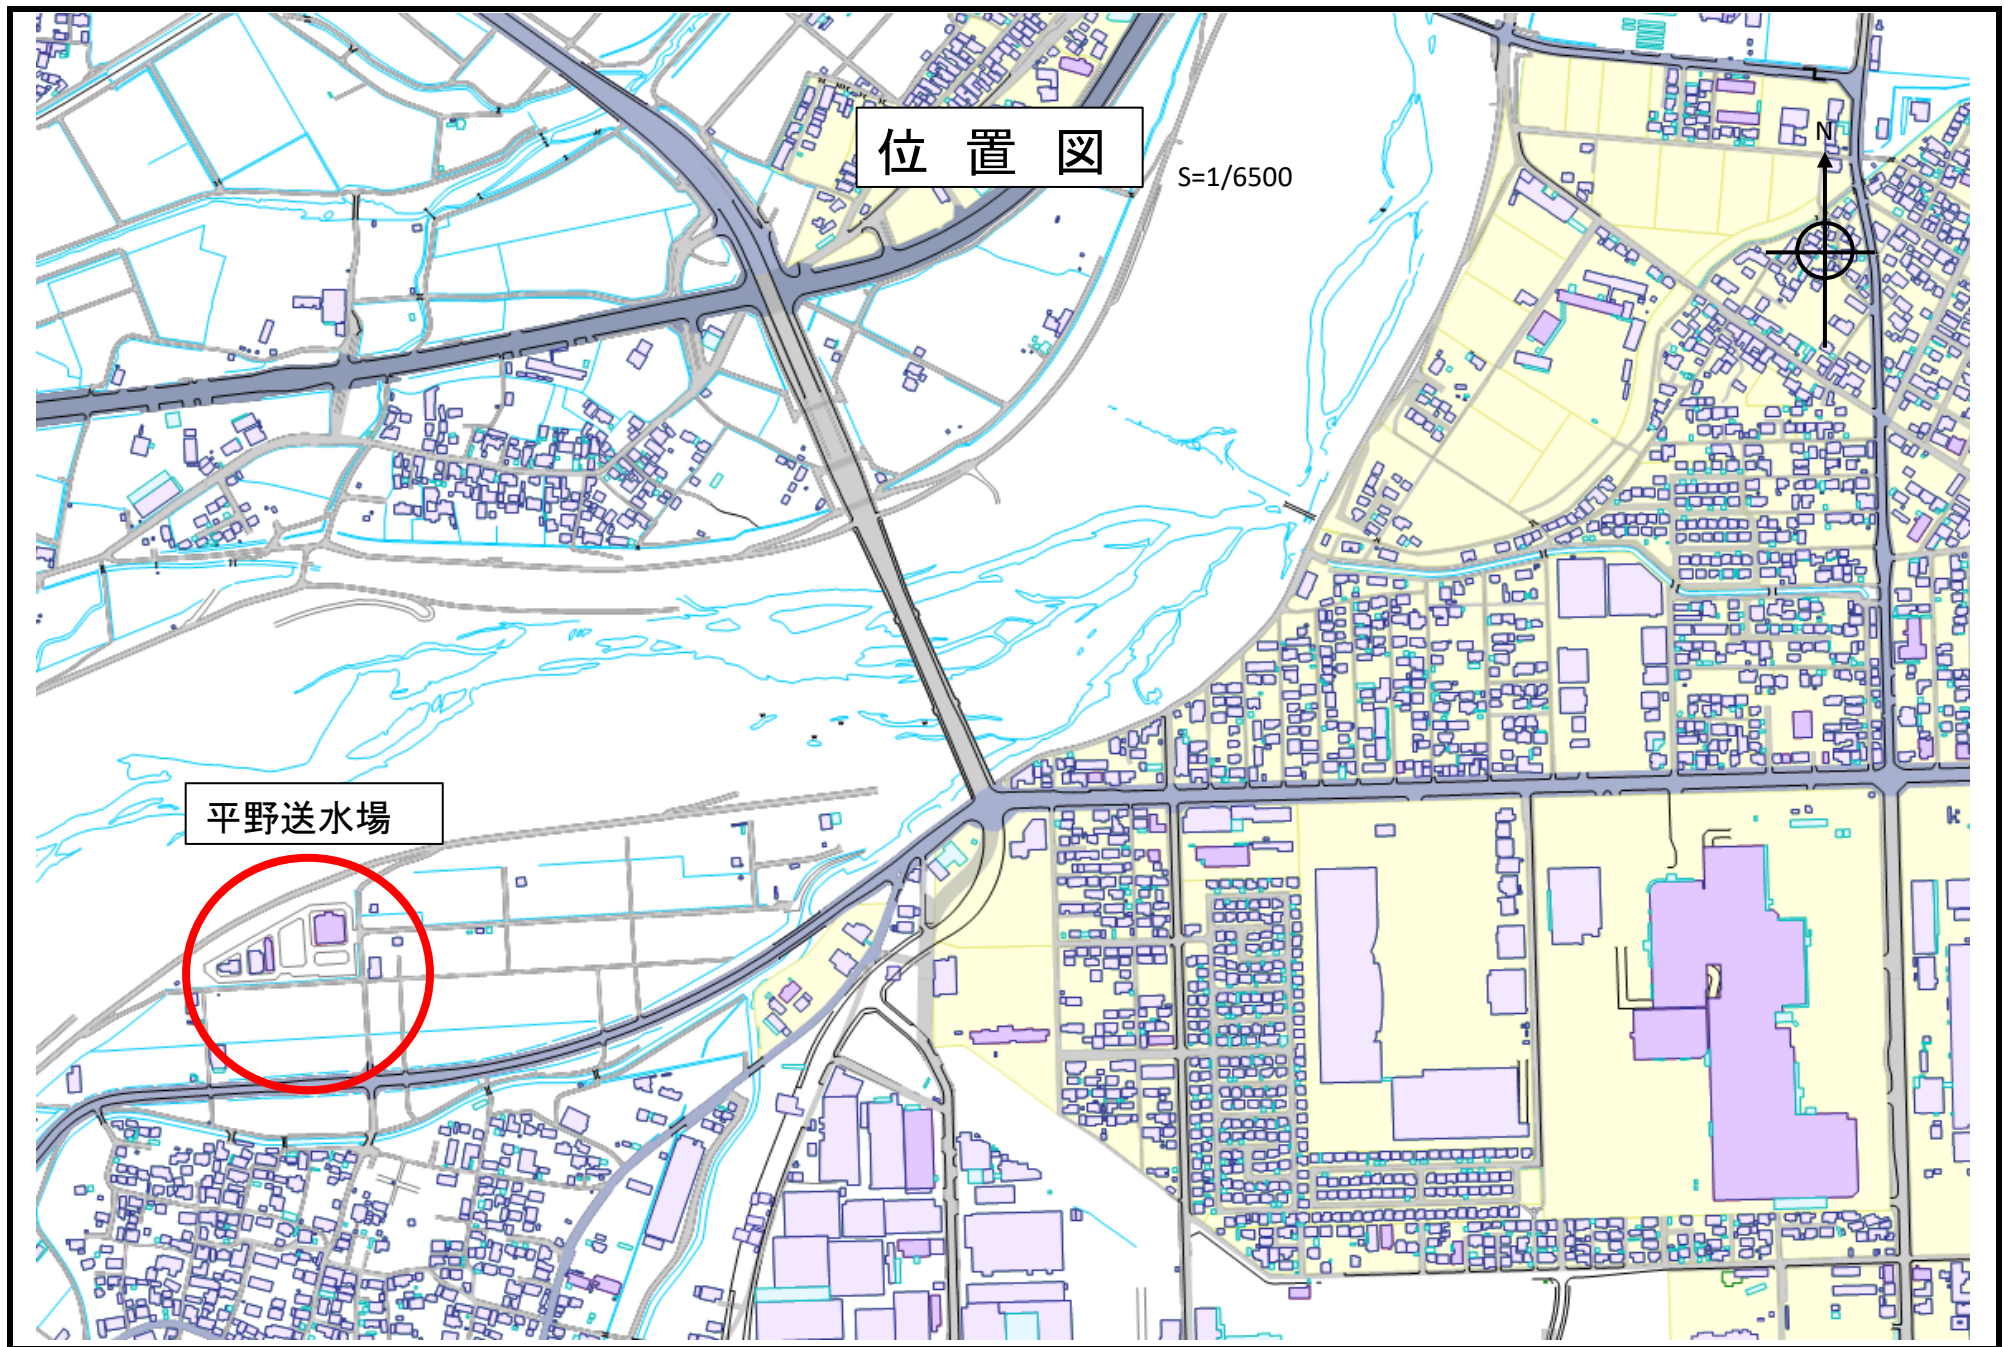

現況平面図

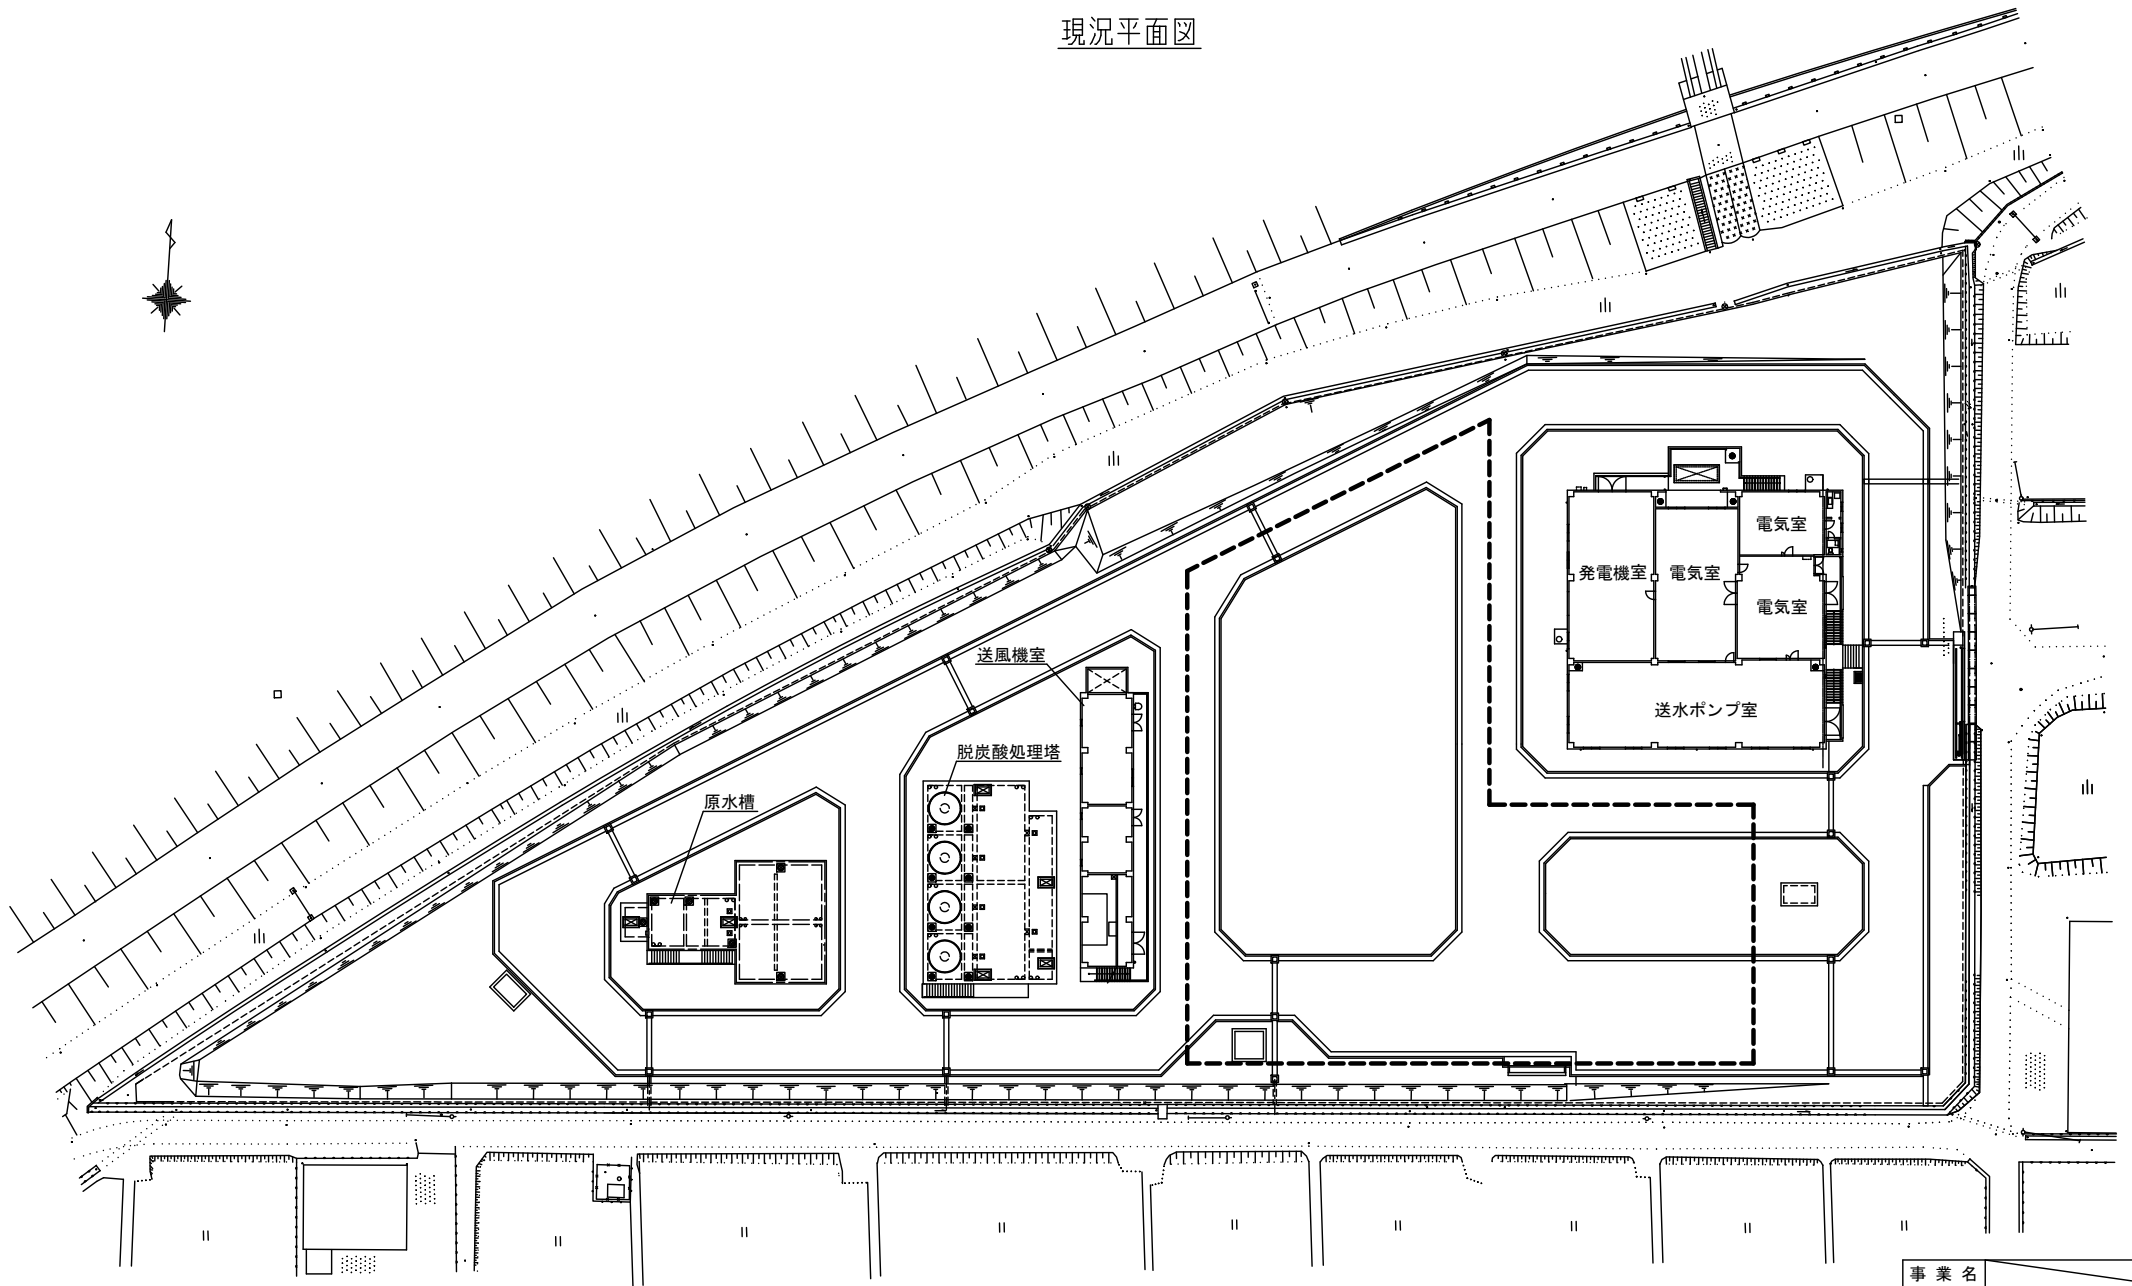

凡例 除鉄・除マンガンを設備 設置予定敷地
(予定地であるため、配置計画は河川法等に留意すること)


事業名			
工事名	平野送水場除鉄・除マンガンを設備設置工事		
工事場所	鈴鹿市 平野町		
名称	平野送水場 現況平面図		
縮尺		作成年月日	
工種	土木	作成者	
鈴鹿市上下水道局	図面番号	1/11	

送水管 配置図



凡 例

- 運用中送水管（国府第2配水池送り）
- 運用中送水管（国府配水池送り）
- 運用中送水管（旧配管の一部接続）

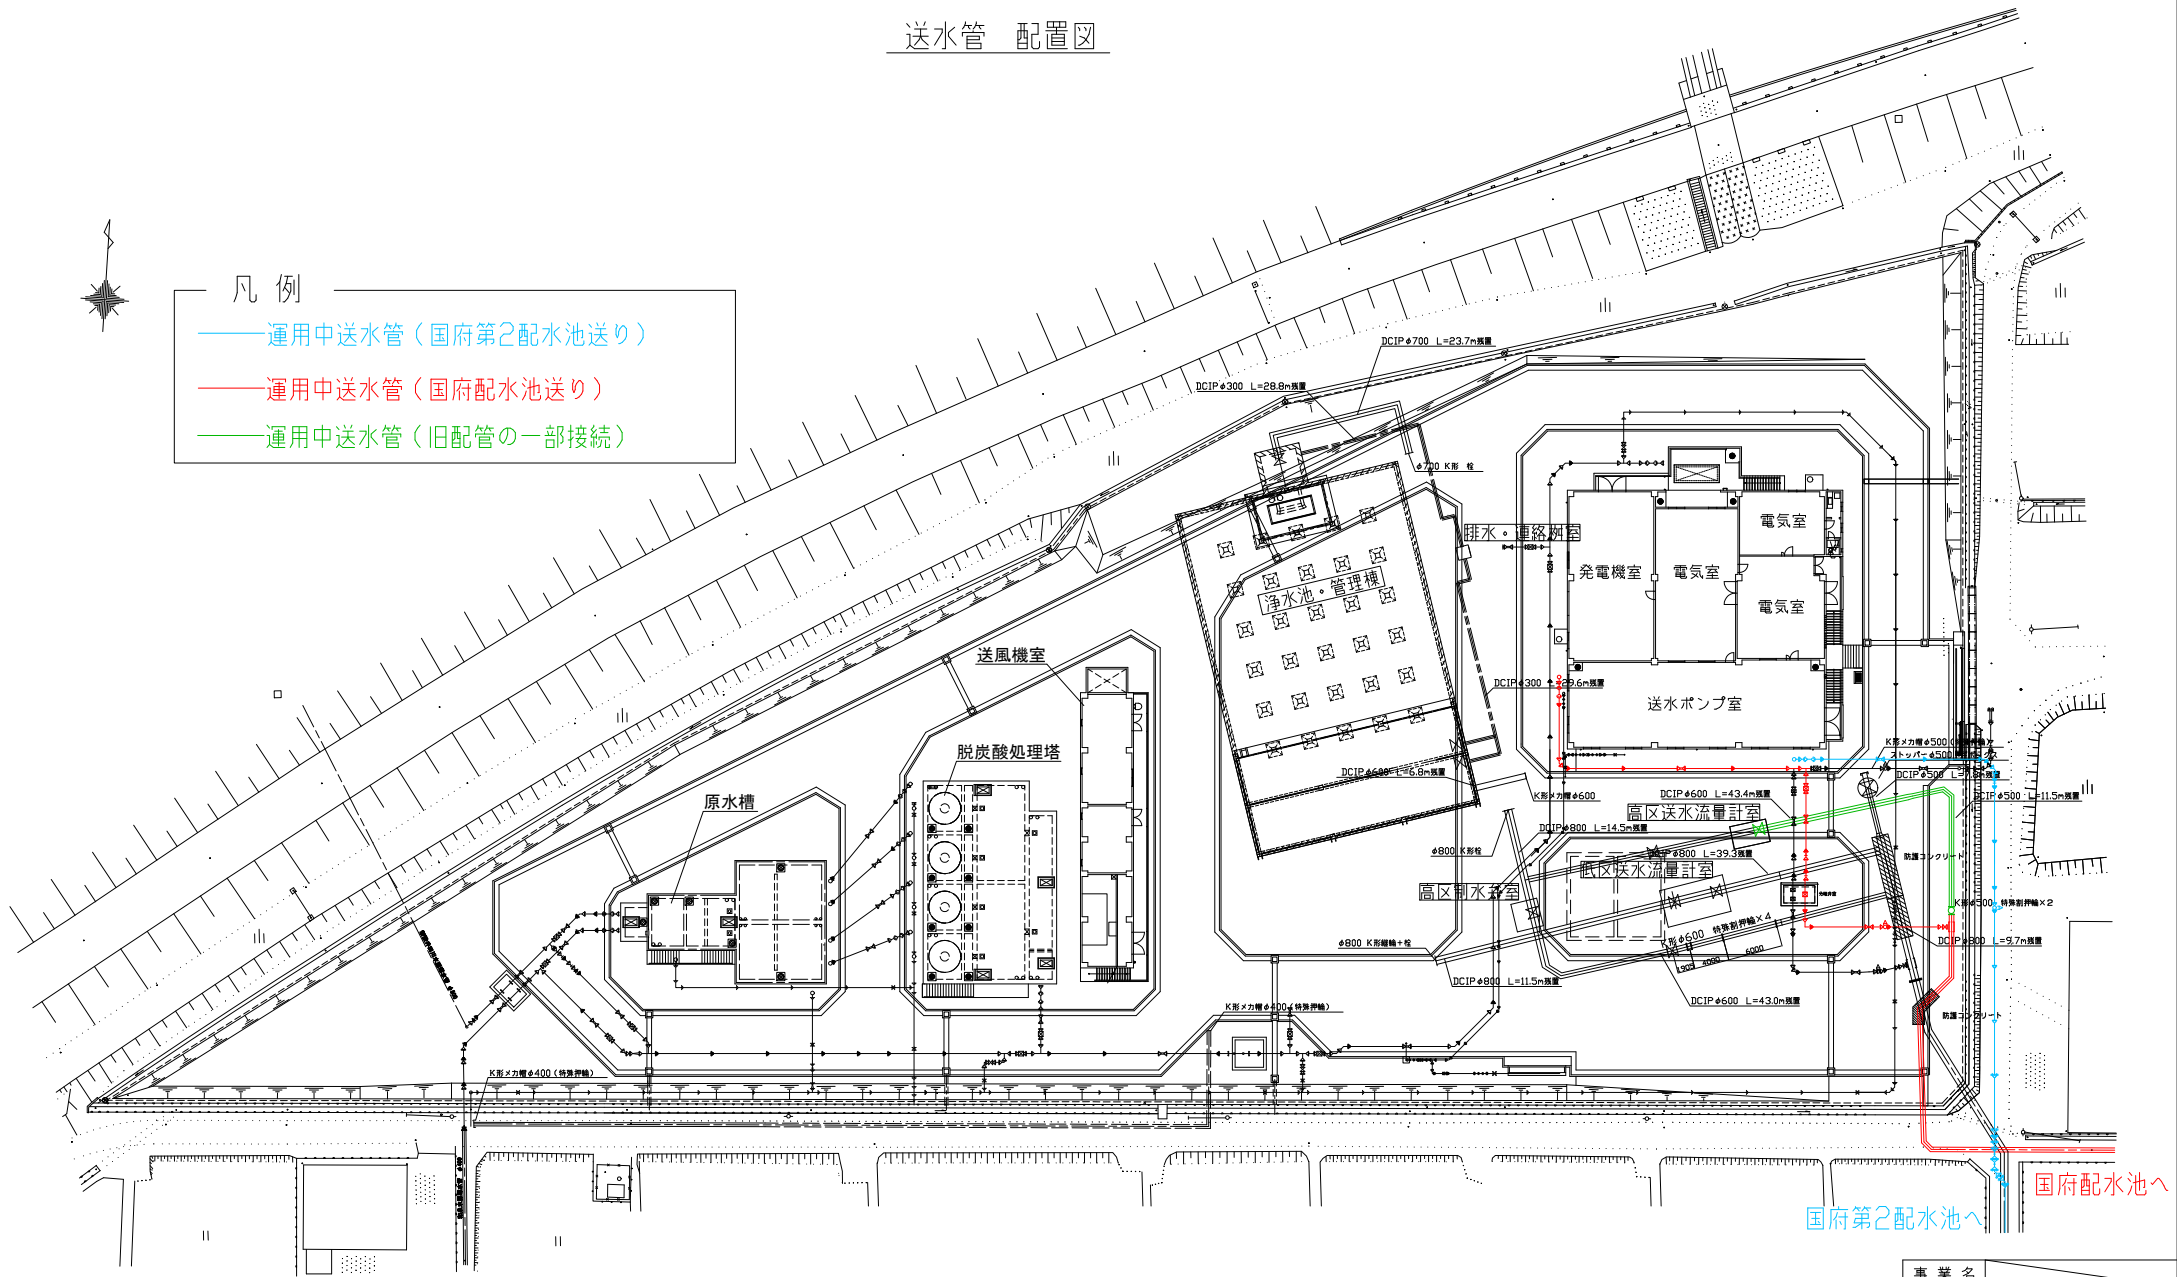

国府第2配水池へ
国府配水池へ


事業名			
工事名	平野送水場除鉄・除マンガンを設備設置工事		
工事場所	鈴鹿市 平野町		
名称	平野送水場 送水管 配置図		
縮尺	1/600 (A3)	作成年月日	
工種		作成者	
鈴鹿市上下水道局	図面番号	2/11	

場内配管（緊急給水、処理水、排水）配置図



凡 例

- 緊急給水用配管
- 処理水配管（浄水池へ）
- 場内排水管（一部）

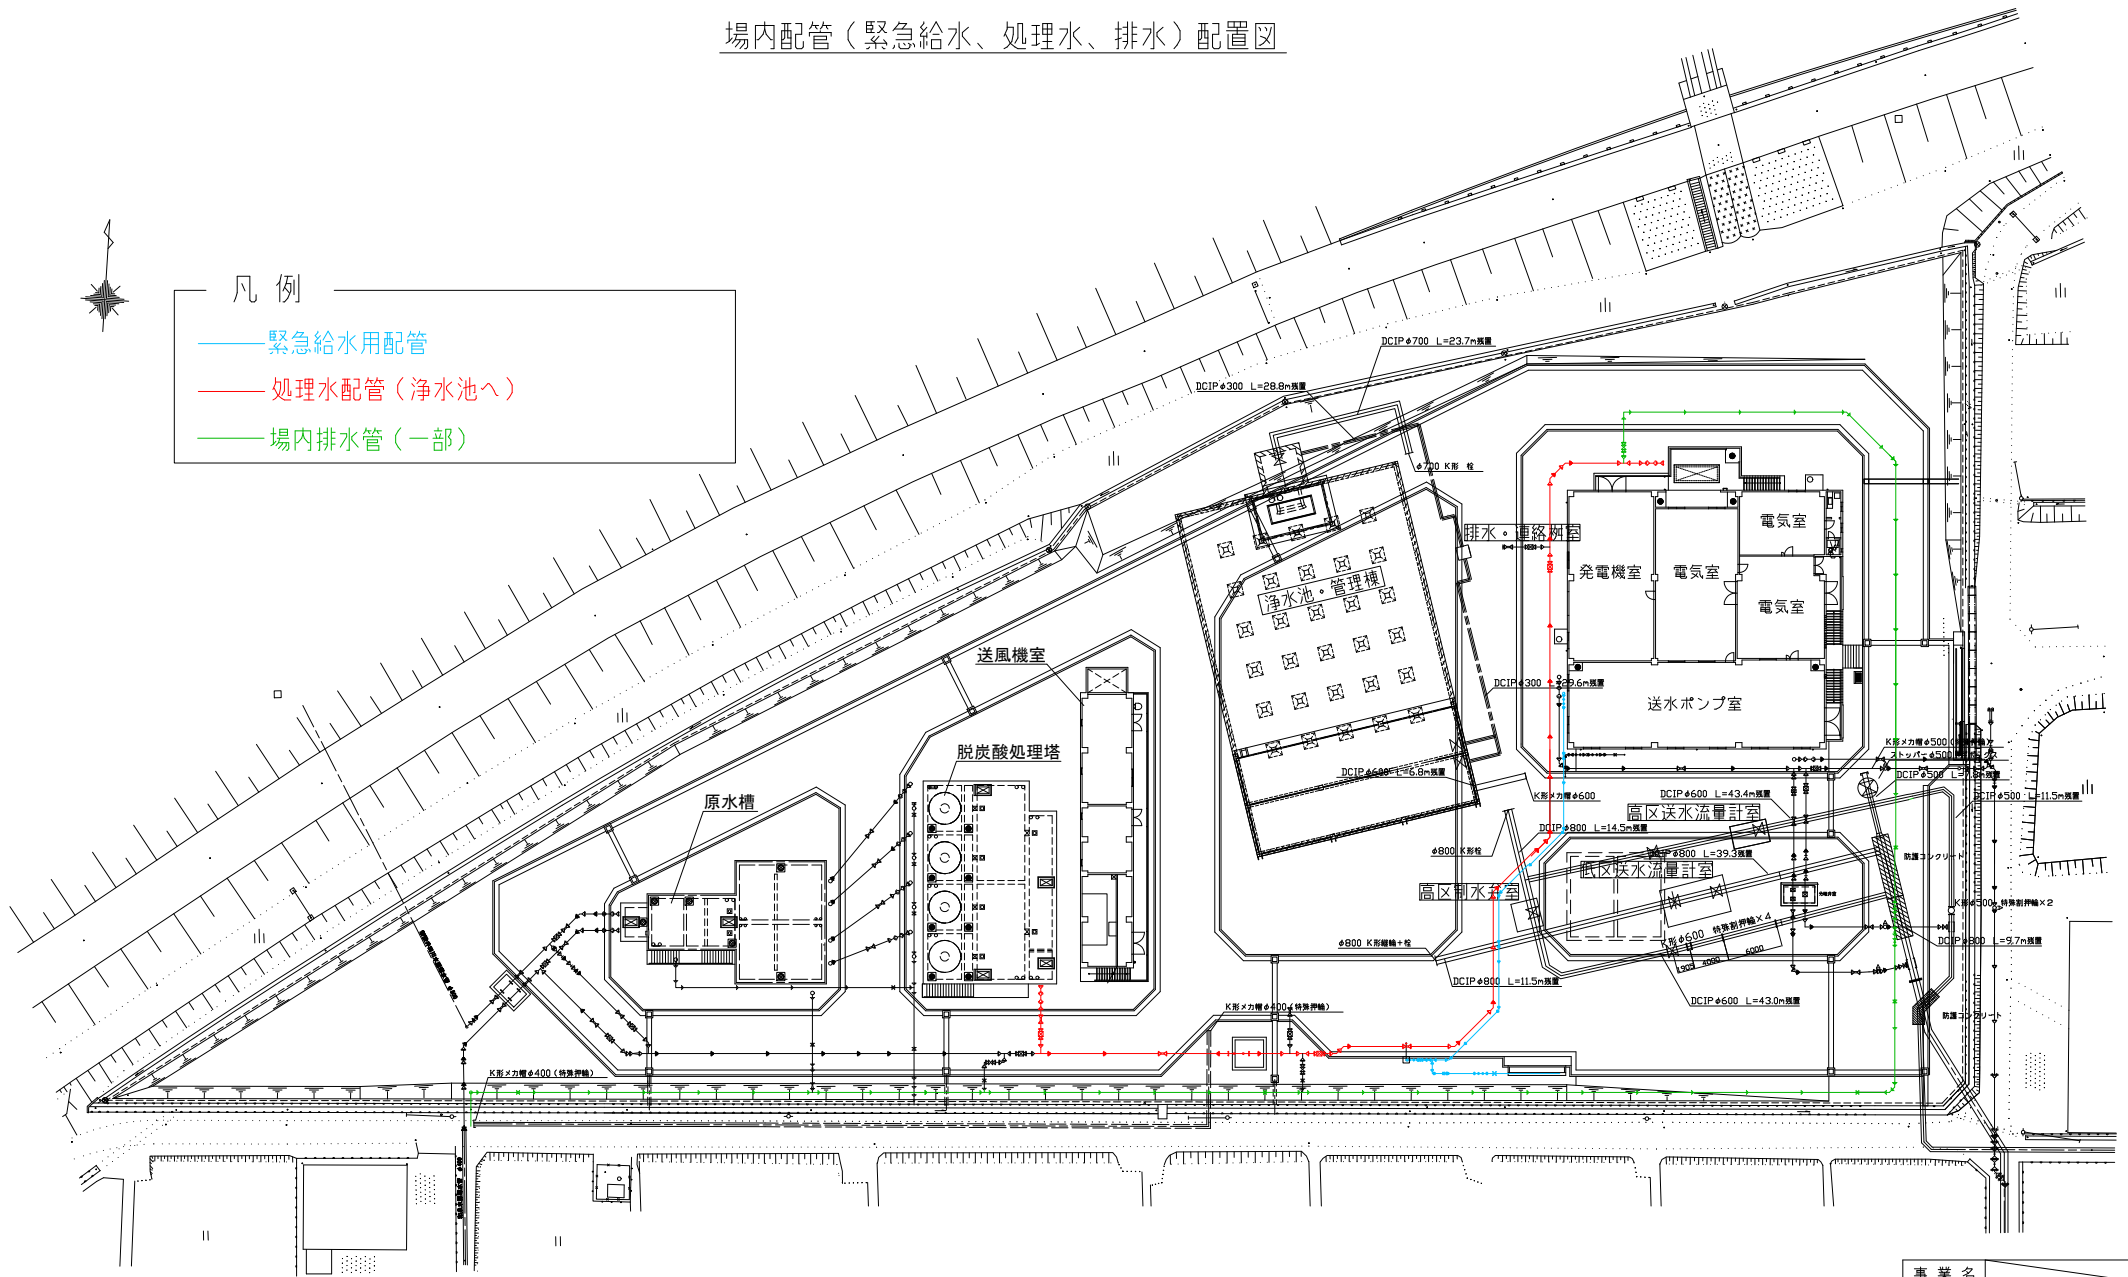


事業名			
工事名	平野送水場除鉄・除マンガン設備設置工事		
工事場所	鈴鹿市 平野町		
名称	平野送水場 場内配管（緊急給水、処理水、排水）配置図		
縮尺	1/600 (A3)	作成年月日	
工種		作成者	
鈴鹿市上下水道局	図面番号	3/11	

旧浄水池、旧配管 配置図




凡 例

- 旧配管存置（充填無し）
- 旧浄水池存置
- 旧配管存置・構造物（充填有り）
- 旧配管存置（古水充填有り）

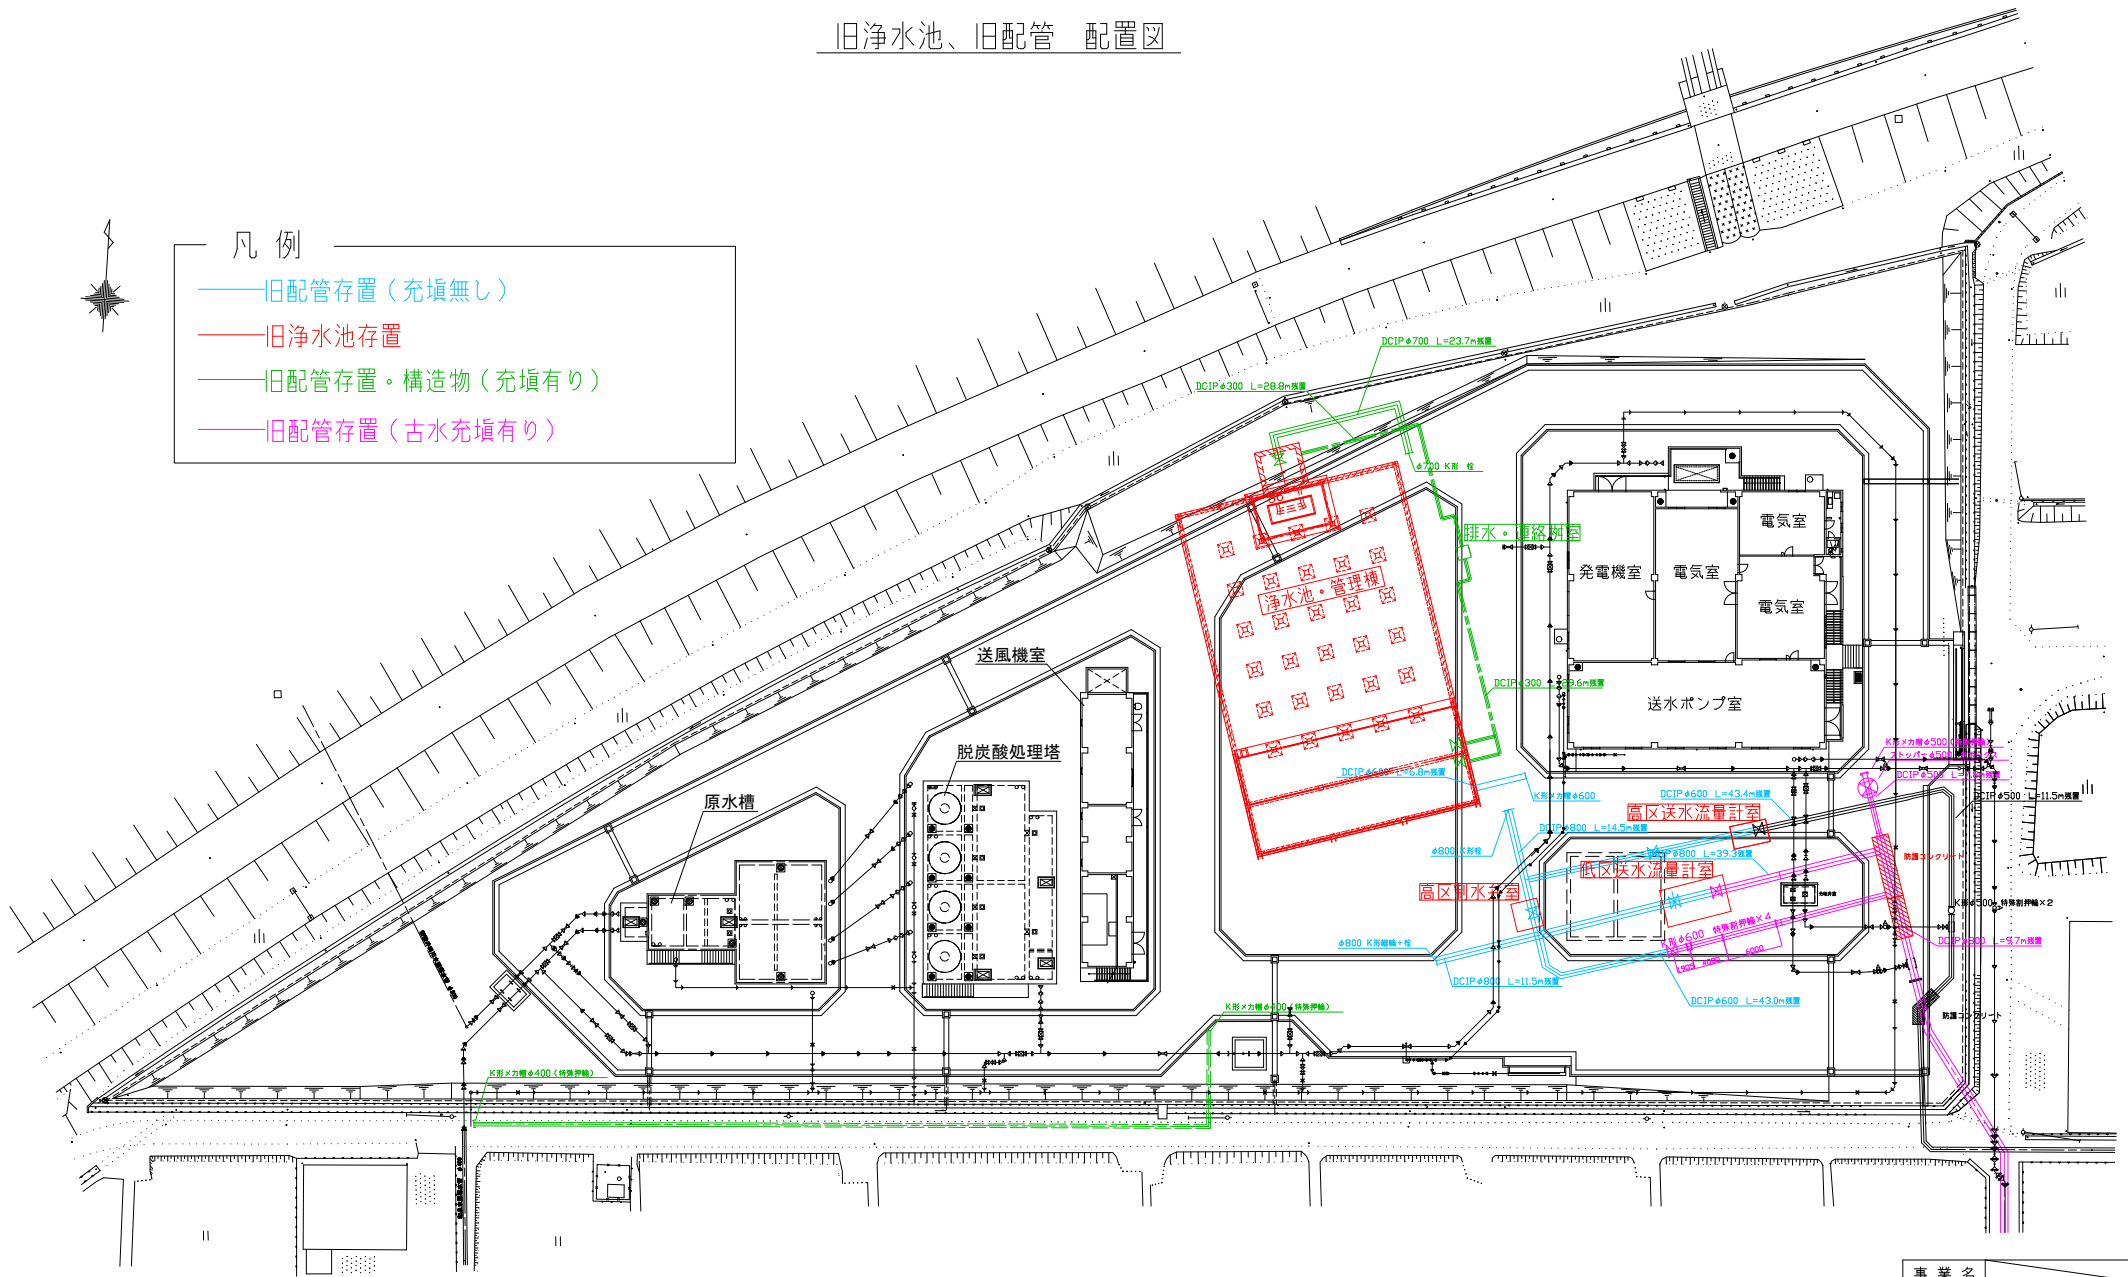


事業名	平野送水場除鉄・除マンガン設備設置工事		
工事名	平野送水場 除鉄・除マンガン設備設置工事		
工事場所	鈴鹿市 平野町		
名称	平野送水場 旧浄水池、旧配管 配置図		
縮尺	1/600 (A3)	作成年月日	
工種		作成者	
鈴鹿市上下水道局	図面番号	4/11	

河川区域界

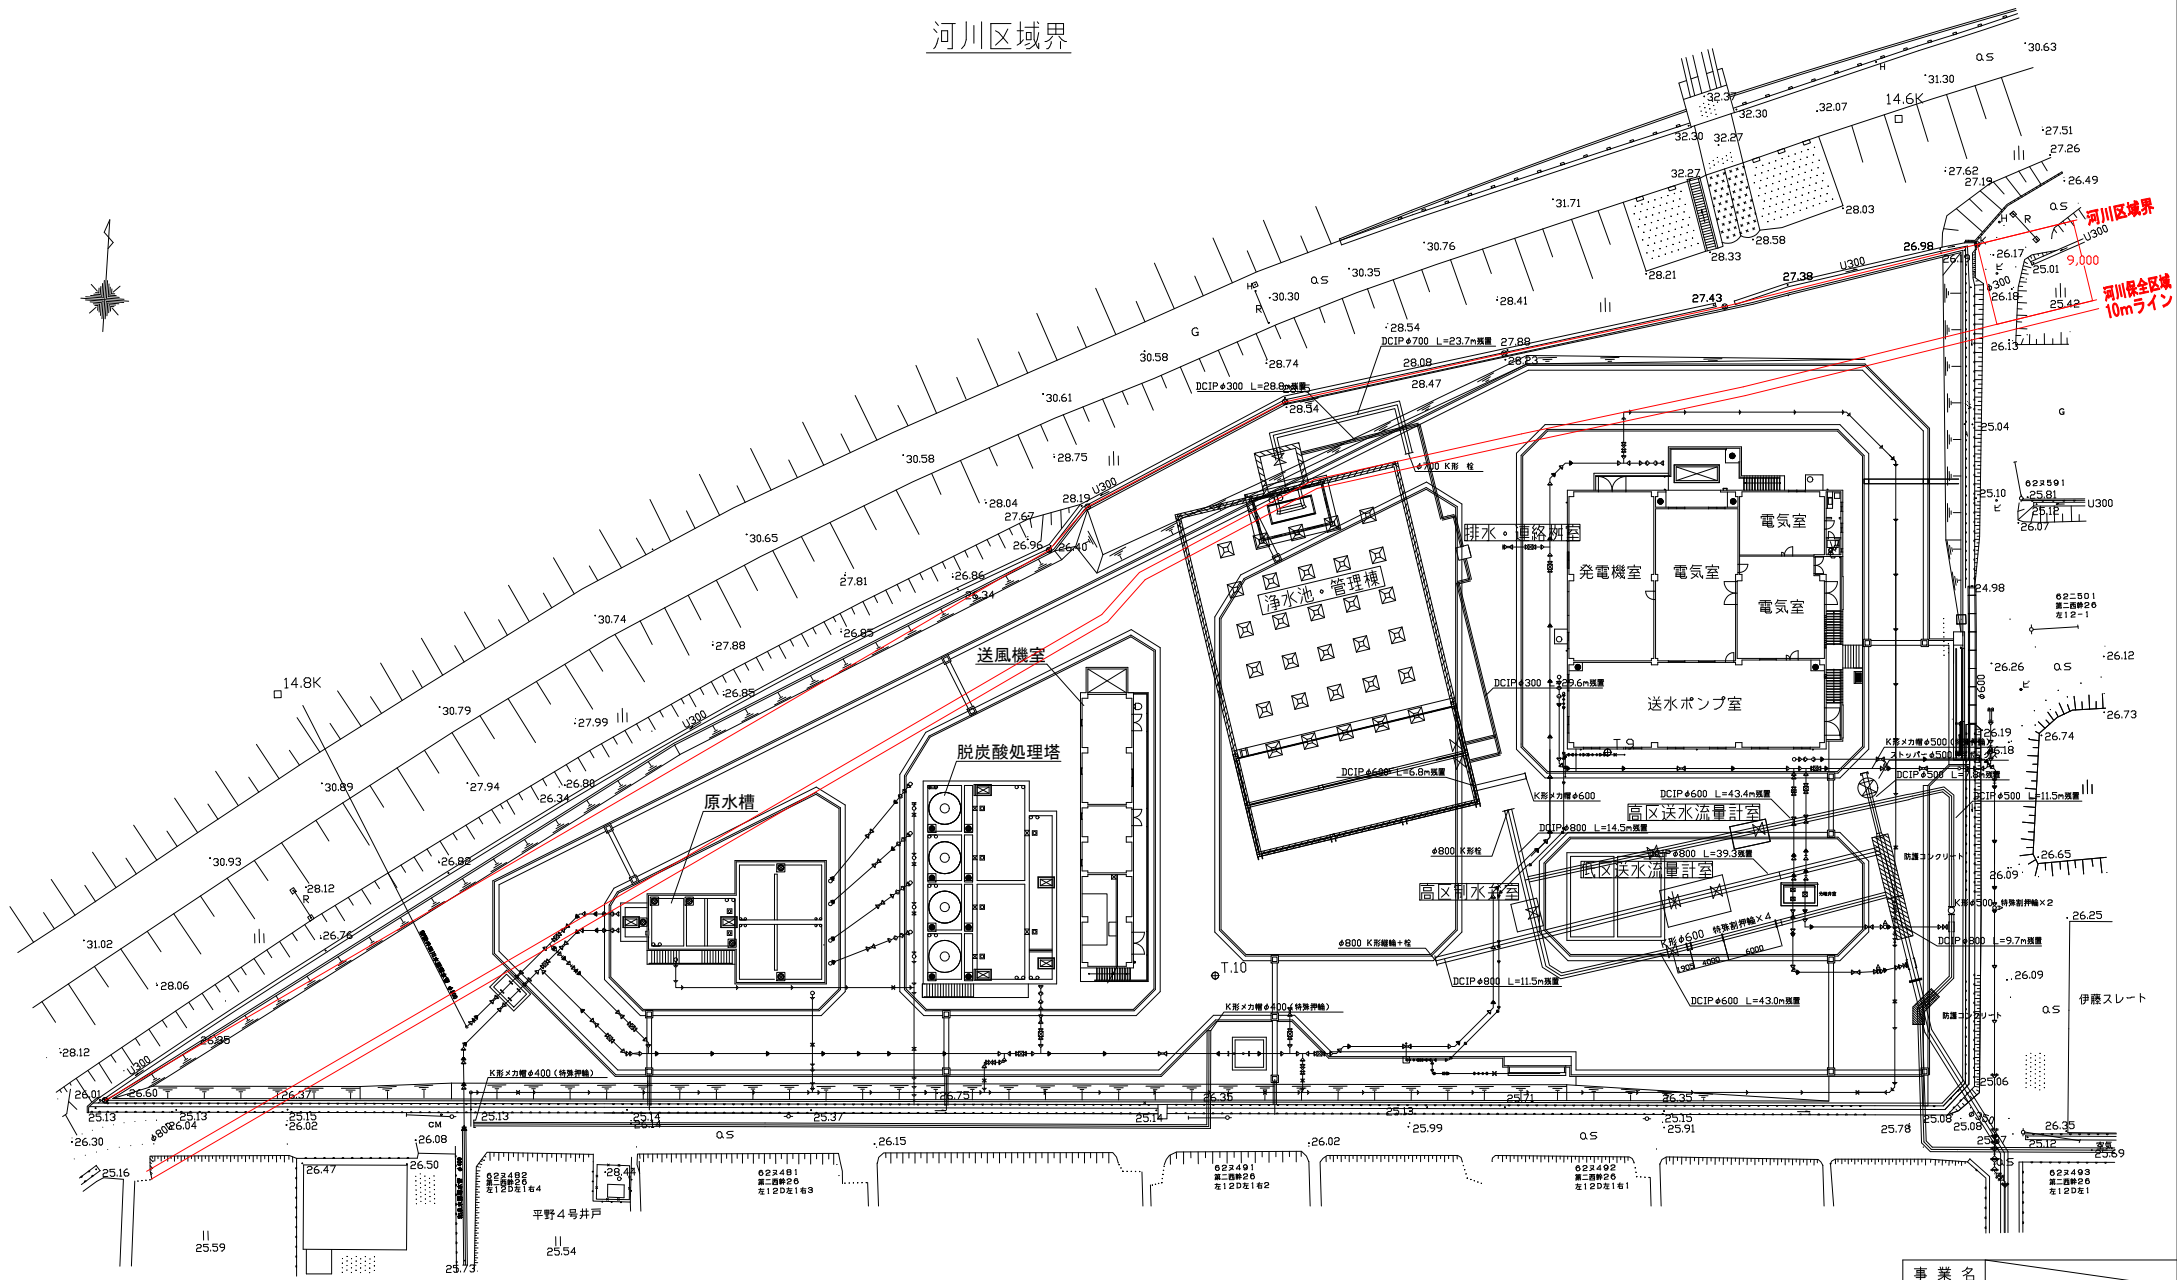


事業名			
工事名	平野送水場除鉄・除マンガン設備設置工事		
工事場所	鈴鹿市 平野町		
名称	平野送水場 河川区域界		
縮尺	1/600 (A3)	作成年月日	
工種		作成者	
鈴鹿市上下水道局	図面番号	5/11	

撤去 既設浄水池 土工図 S=1/200
(A3=1/400)

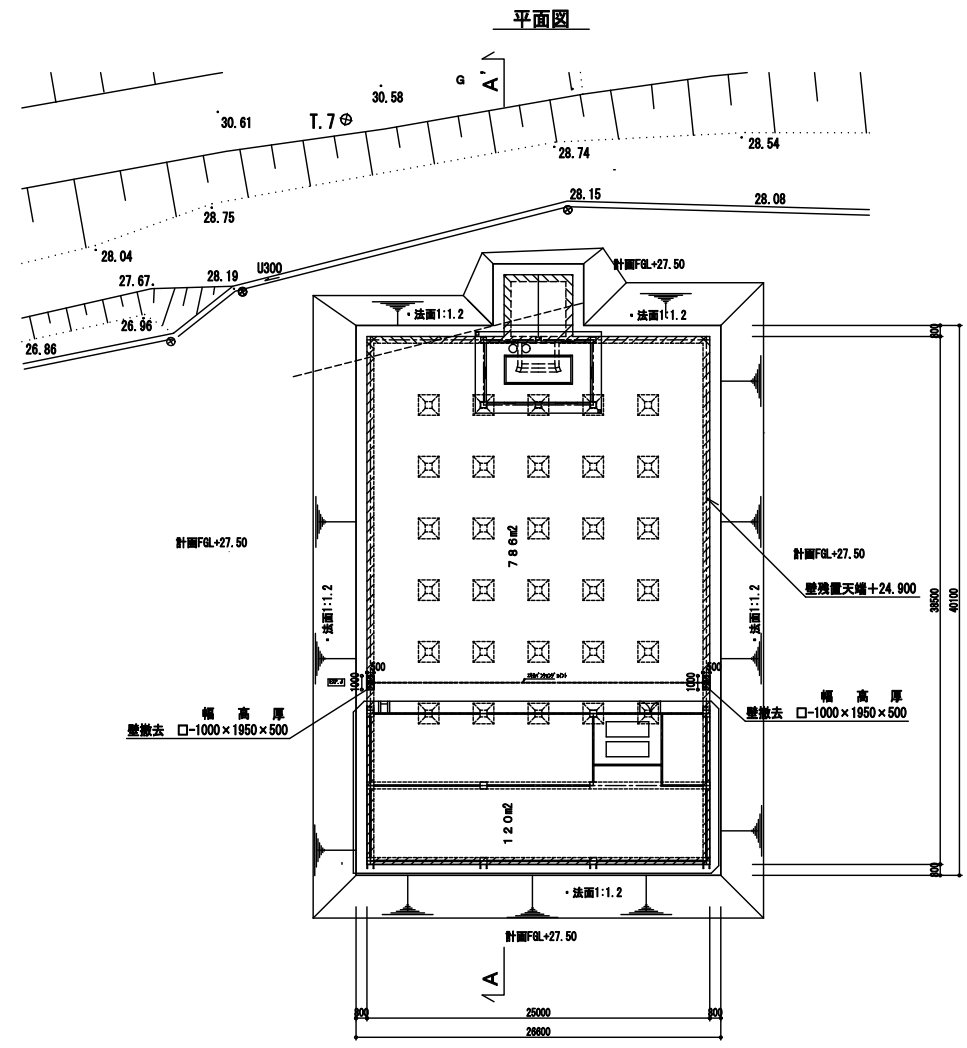


既設浄水池

A-A' 断面図

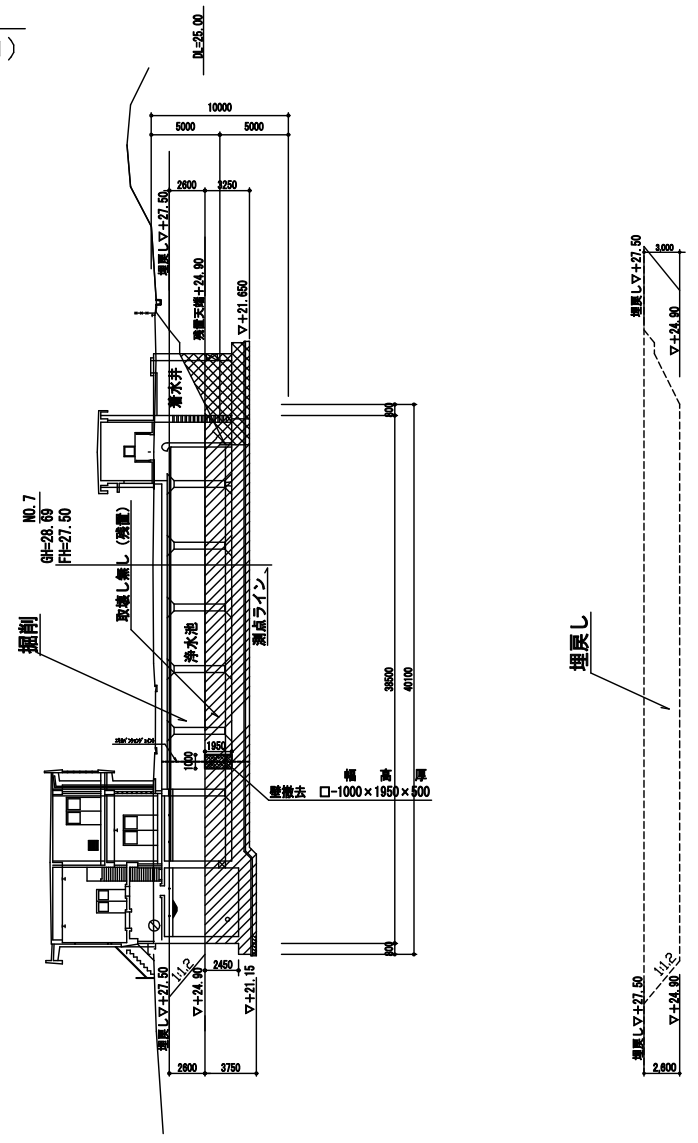

埋戻し

 



事業名			
工事名	平野送水場除鉄・除マンガン設備設置工事		
工事場所	鈴鹿市 平野町		
名称	撤去既設浄水池土工図		
縮尺	1/200	作成年月日	
工種		作成者	
鈴鹿市上下水道局	図面番号	8/11	

浄水池平面図

撤去 既設浄水池構造図(1) S=1/100


(A3=1/200)

1 階平面図

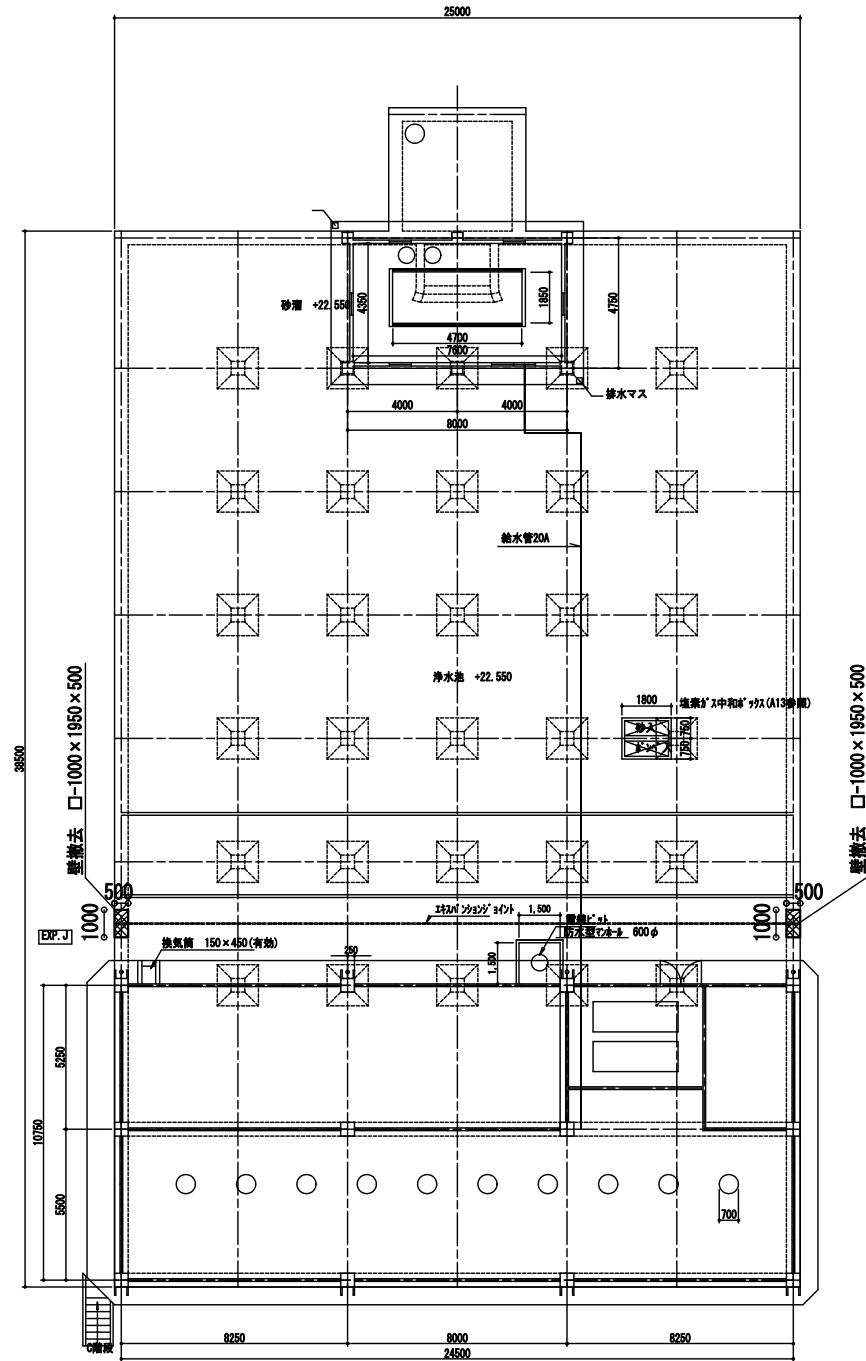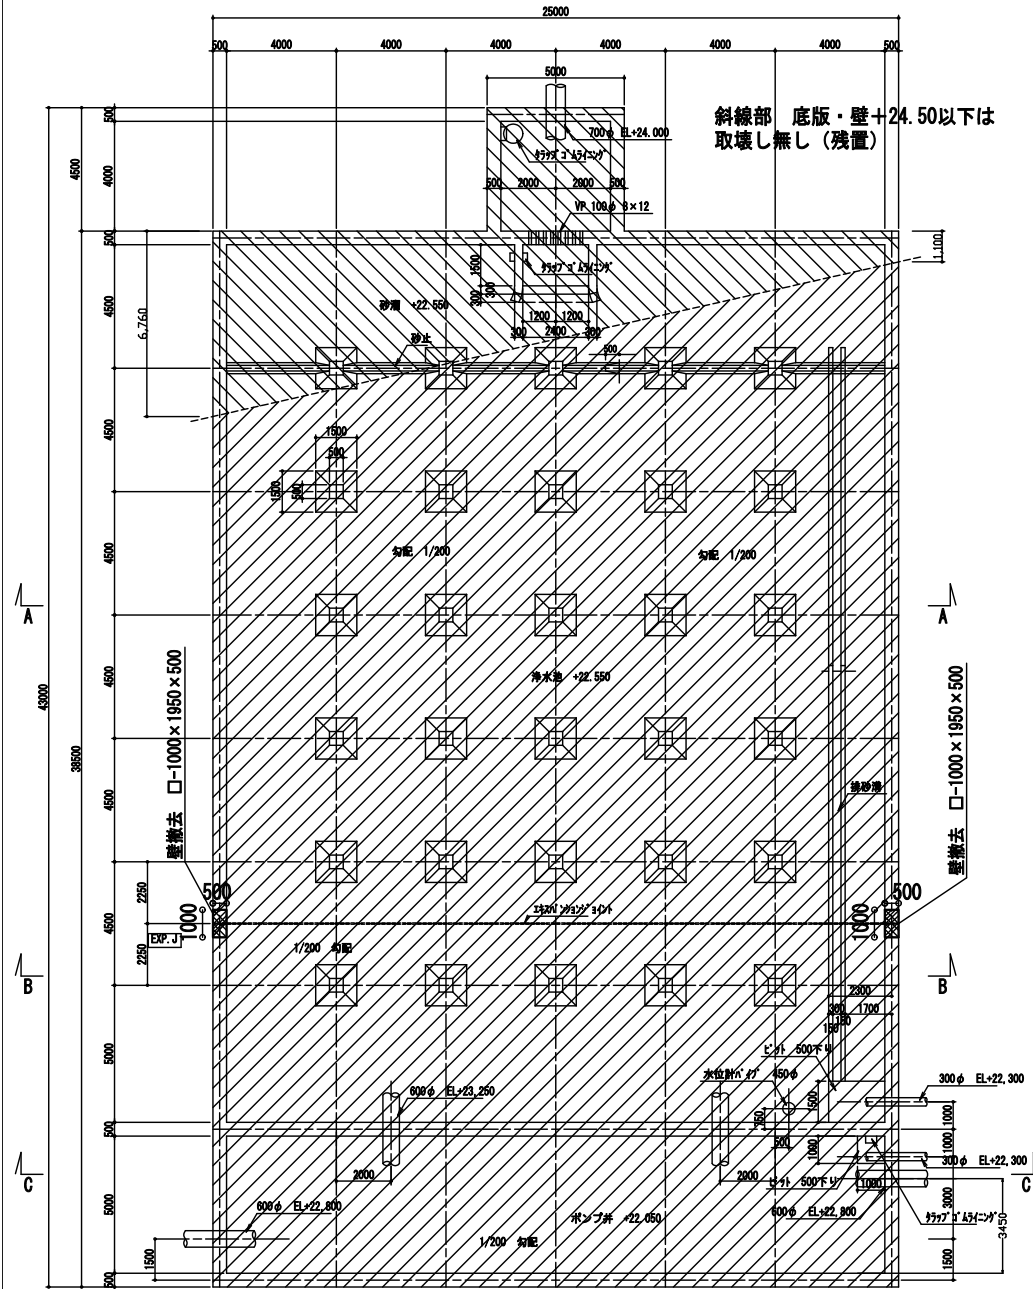

事業名	平野浄水場除鉄・除マンガン設備設置工事		
工事名	鈴鹿市 平野町		
工事場所	撤去既設浄水池構造図(1/2)		
名称	縮尺	1/100	作成年月日
工種	作成者		
鈴鹿市上下水道局	図面番号	9/11	

中央部断面図

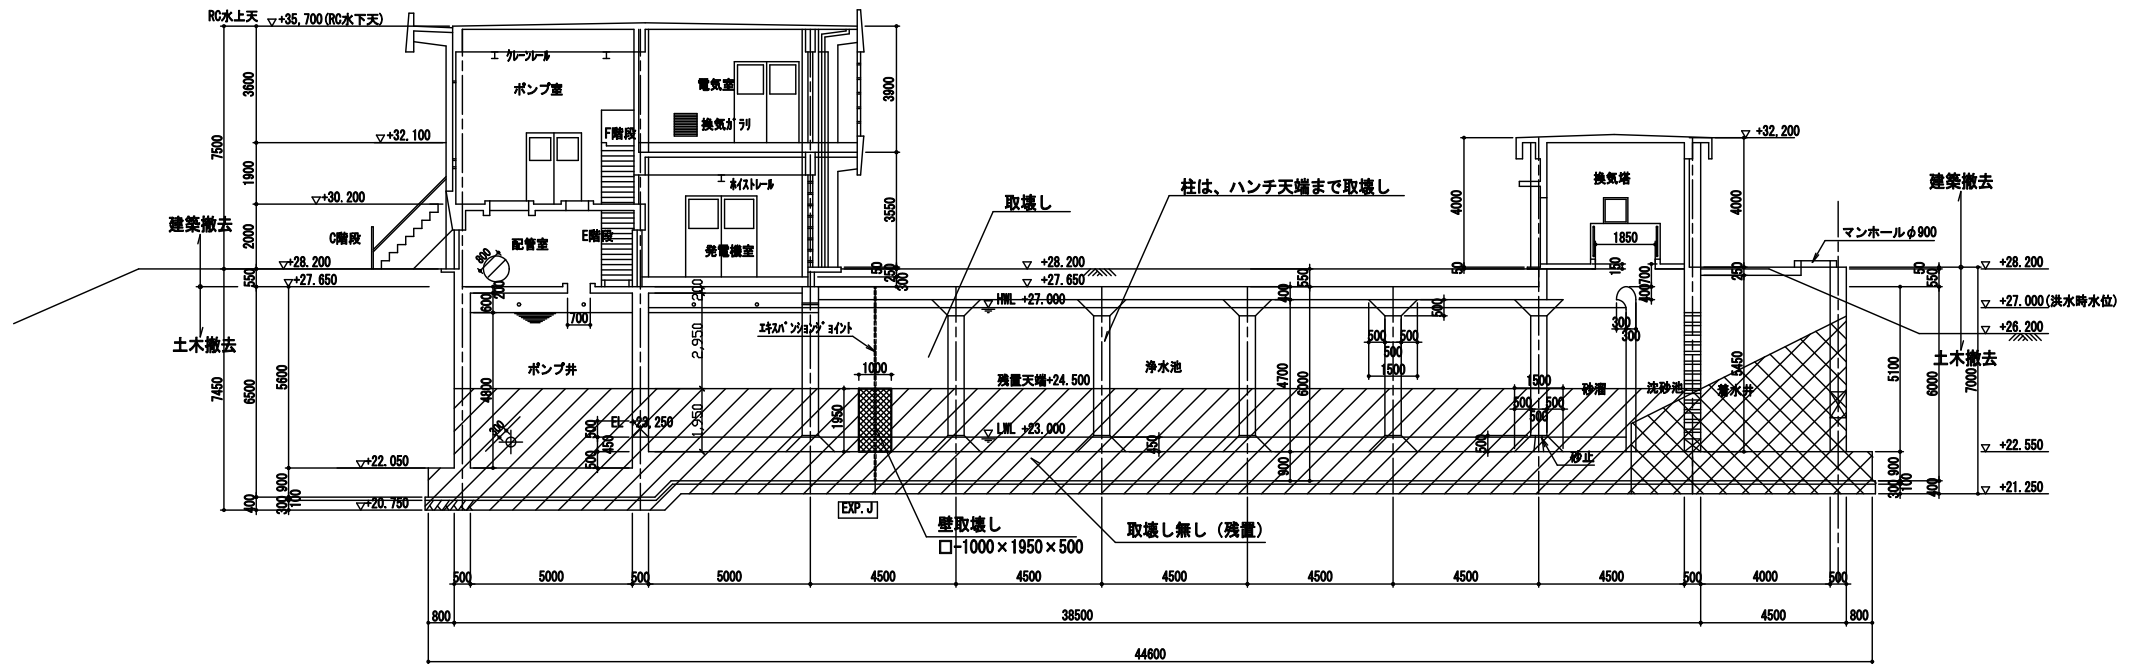


事業名			
工事名	平野送水場除染・除マンガン設備設置工事		
工事場所	鈴鹿市 平野町		
名称	撤去既設淨水池構造図(1/2)		
縮尺	1/100	作成年月日	
工種		作成者	
鈴鹿市上下水道局		図面番号	10/11

備考

・ろ過設備及び排水池設備の監視制御方法は参考とする

工事対象外

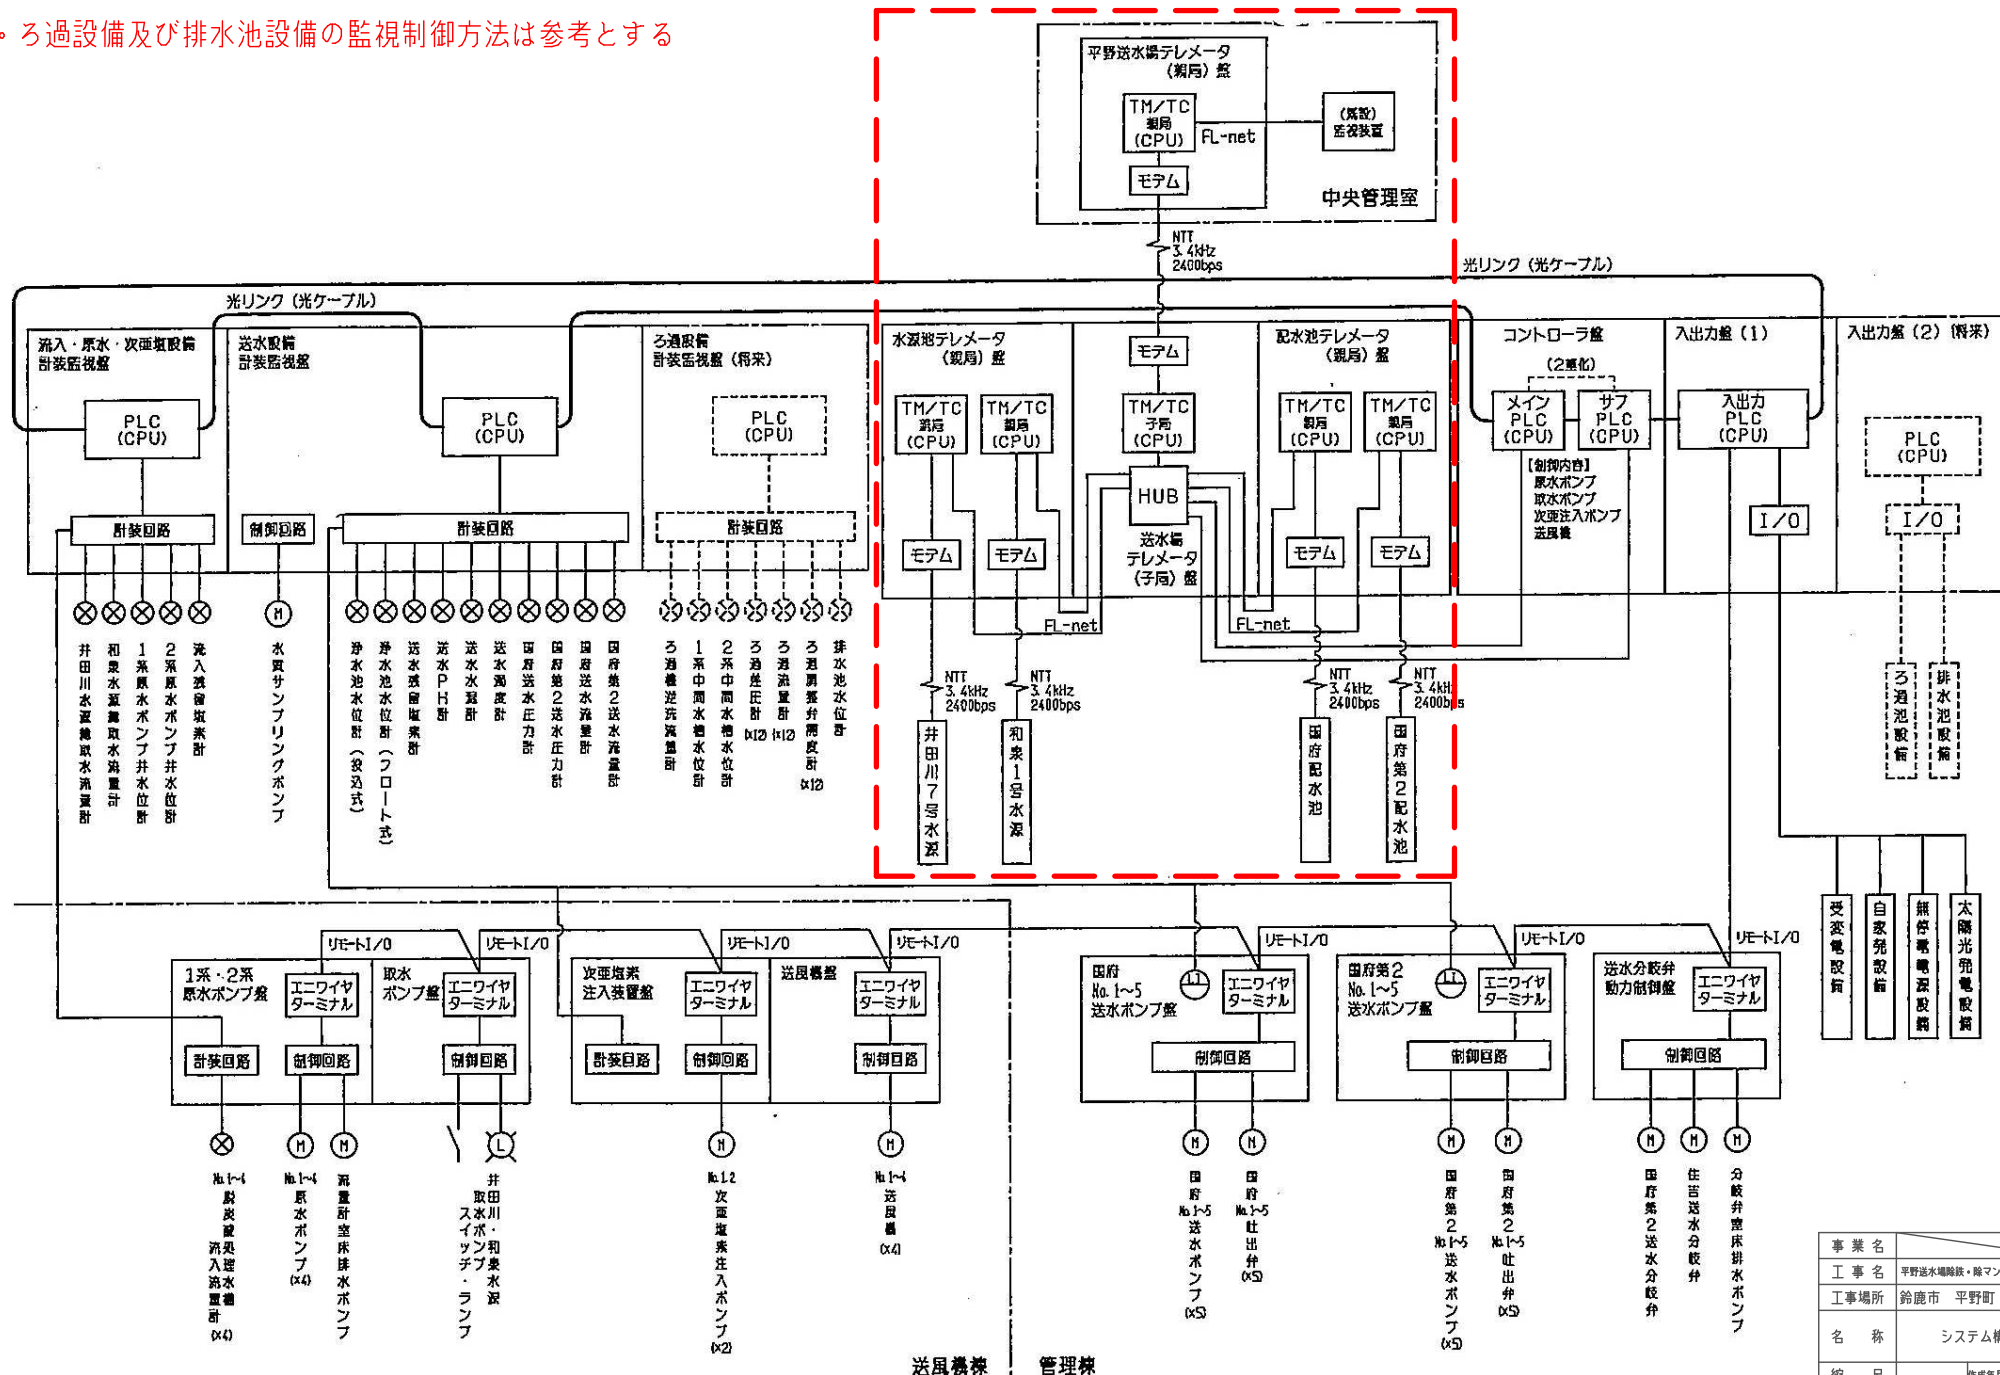

事業名	平野送水場除鉄・除マンガン設備設置工事
工事名	鈴鹿市 平野町
工事場所	
名称	システム構成図
縮尺	作成年月日
工種	作成者
鈴鹿市上下水道局	図面番号 11/11